


PLANTA BAJA

EDIFICIO A
EST. U-2C

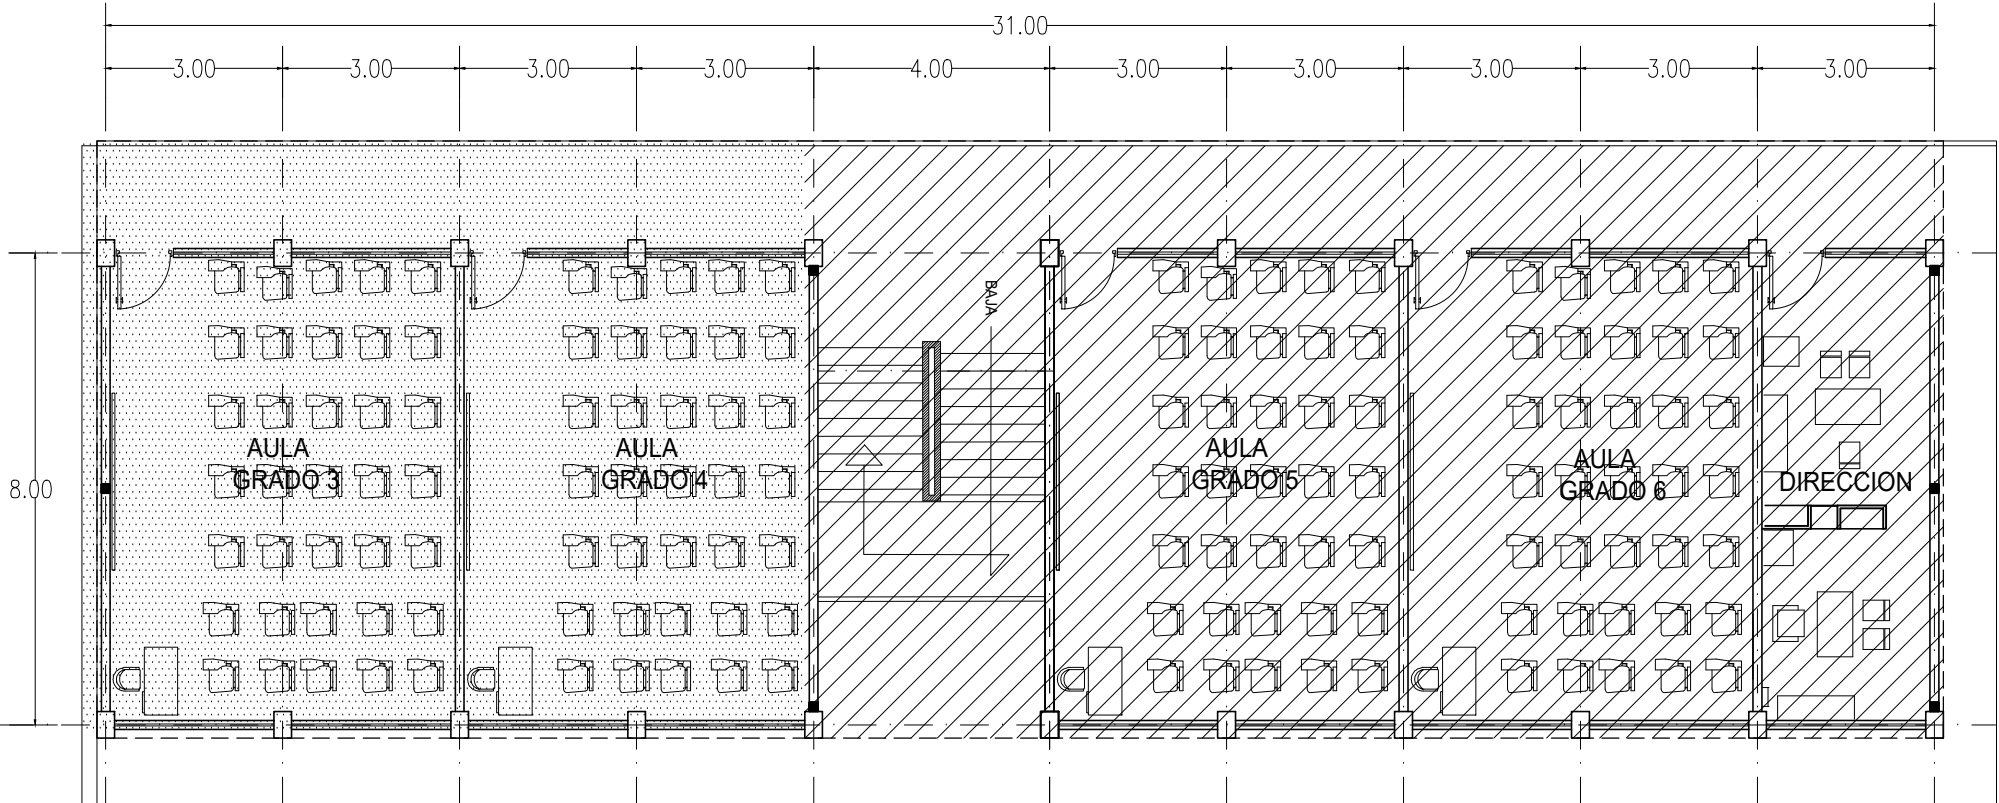

PLANTA ALTA

EDIFICIO A
EST. U-2C

CONSTRUCCION EXISTENTE

FAM REMANENTES 2023

CONSTRUCCION DE 2 AULAS 2 E.E. ADOSADAS EST 717 P.B. + 1 AULA 2 E.E. EST 717 P.A. + 1 LAB DE COMPUTO 2 E.E. EST 717 P.A. + AMPLIACION DE PLAZA CIVICA + SUBESTACION + TECHUMBRE DE 20 X 30 MTS.

PLANO DE:
ESCUELA PRIMARIA
"CAPITAN DE NAVIO BLAS GODINEZ BRITO"
SECTOR NAVAL LA PESCA

**ITIFE**
Instituto Tamaulipeco de
Infraestructura Fisica Educativa

INSTITUTO TAMAULIPECO DE INFRAESTRUCTURA FISICA EDUCATIVA

DIRECTOR GENERAL: ING. SERGIO CASTILLO SAGASTEGUI

CONTENIDO

Soto La Marina; Tamaulipas
PLANTA ARQUITECTONICA

DIRECTOR TECNICO DEL ITIFE: ARQ. ALEJANDRO G. ROBLEDO RAMIREZ

JEFE DEL AREA DE PROYECTOS:

NUMERO DE PLANO:
AR-1

CLAVE:
28NPR00011

ORIGEN:
ARQ. ZACBE

ESCALA:
1:100

FECHA:
ENERO 2024