

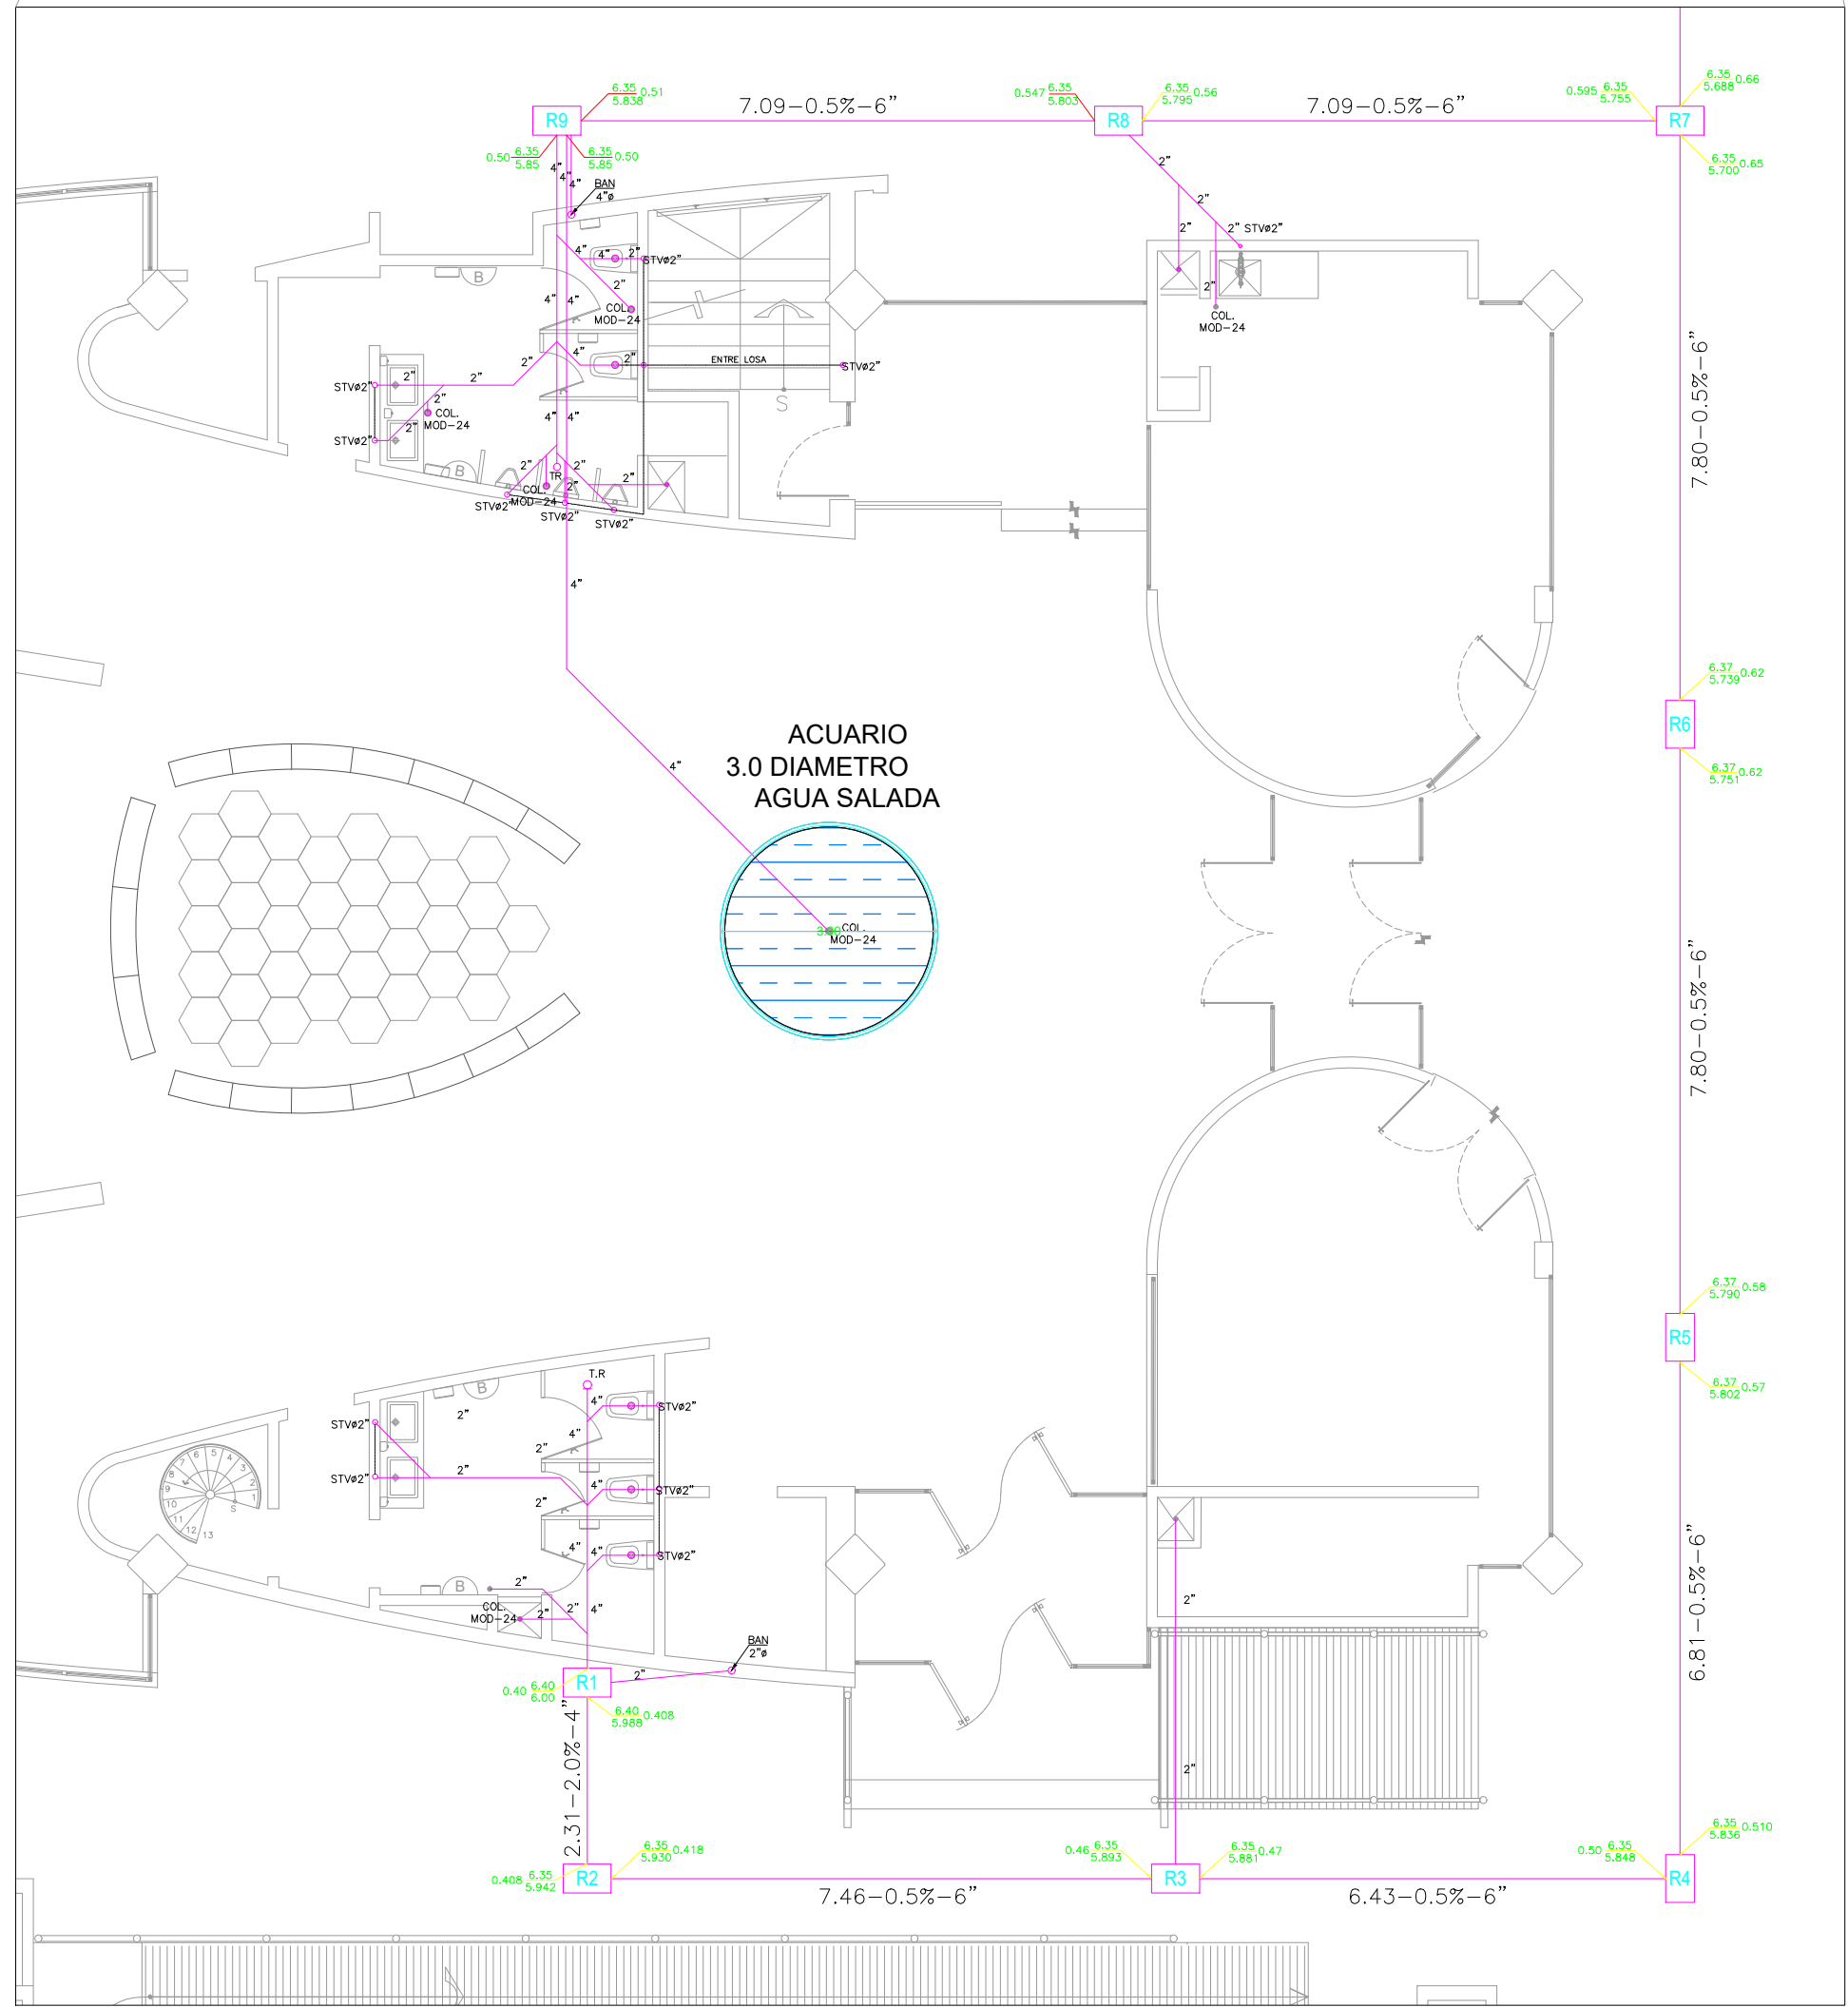
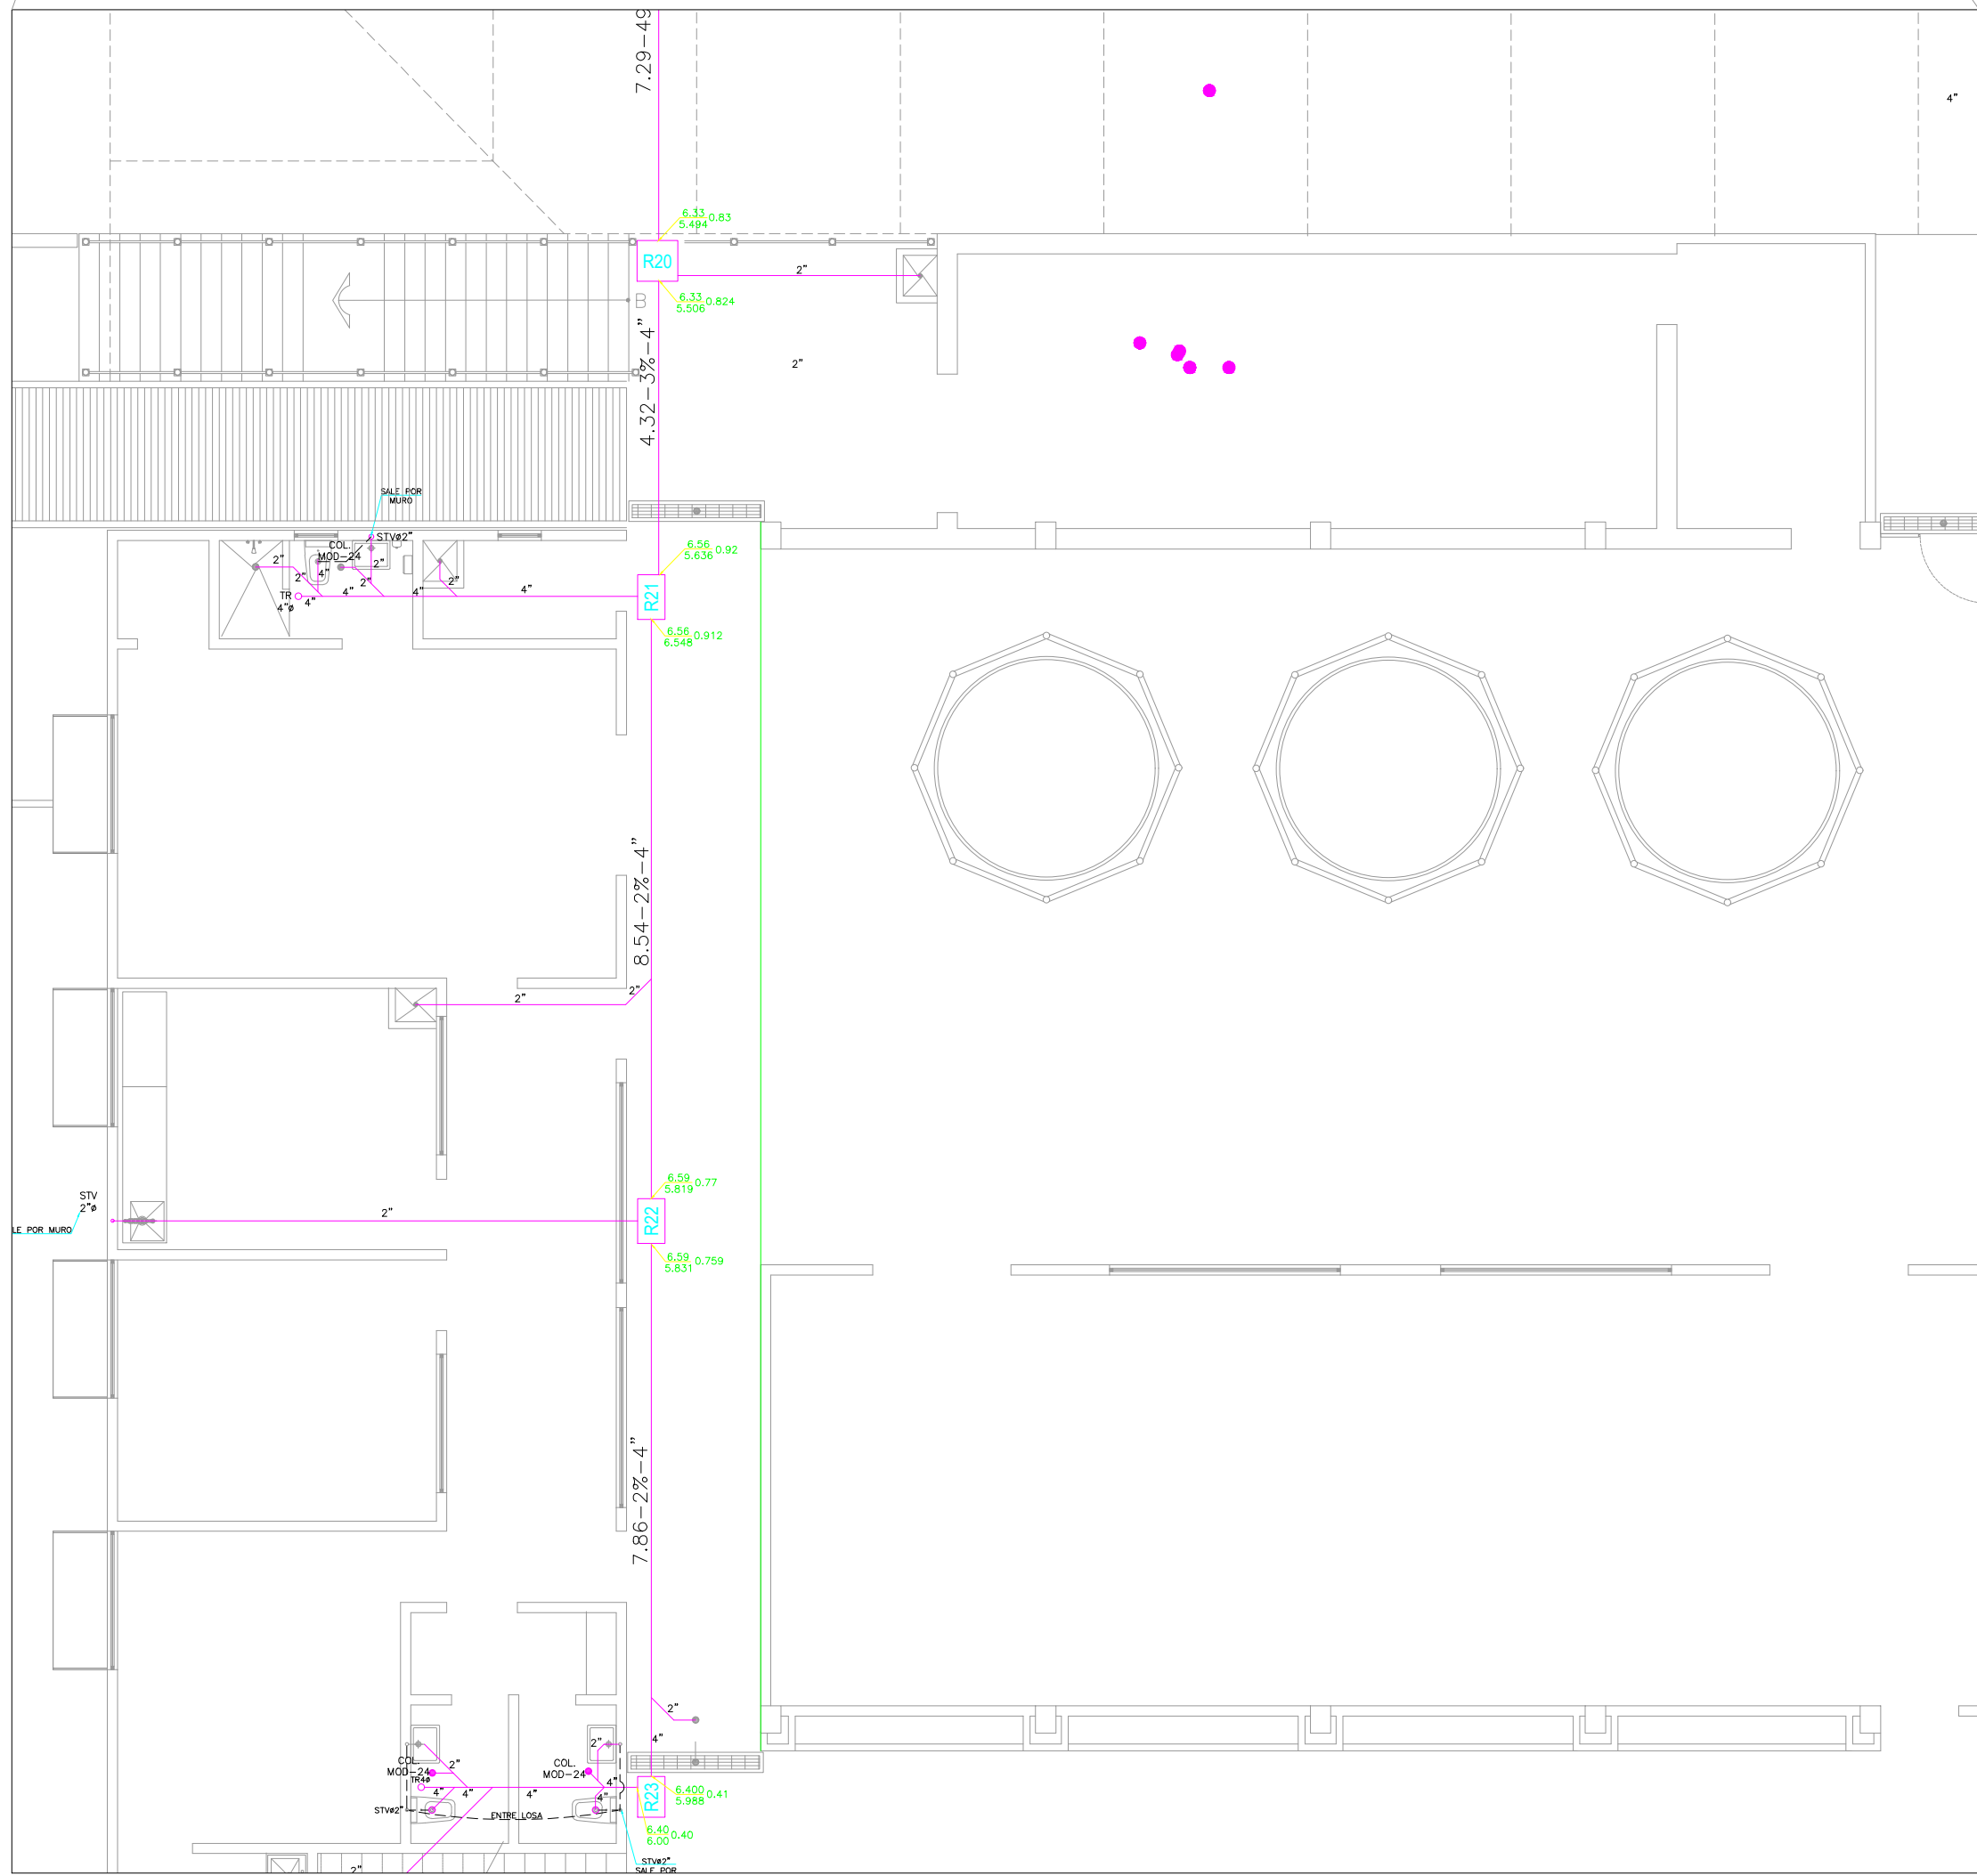


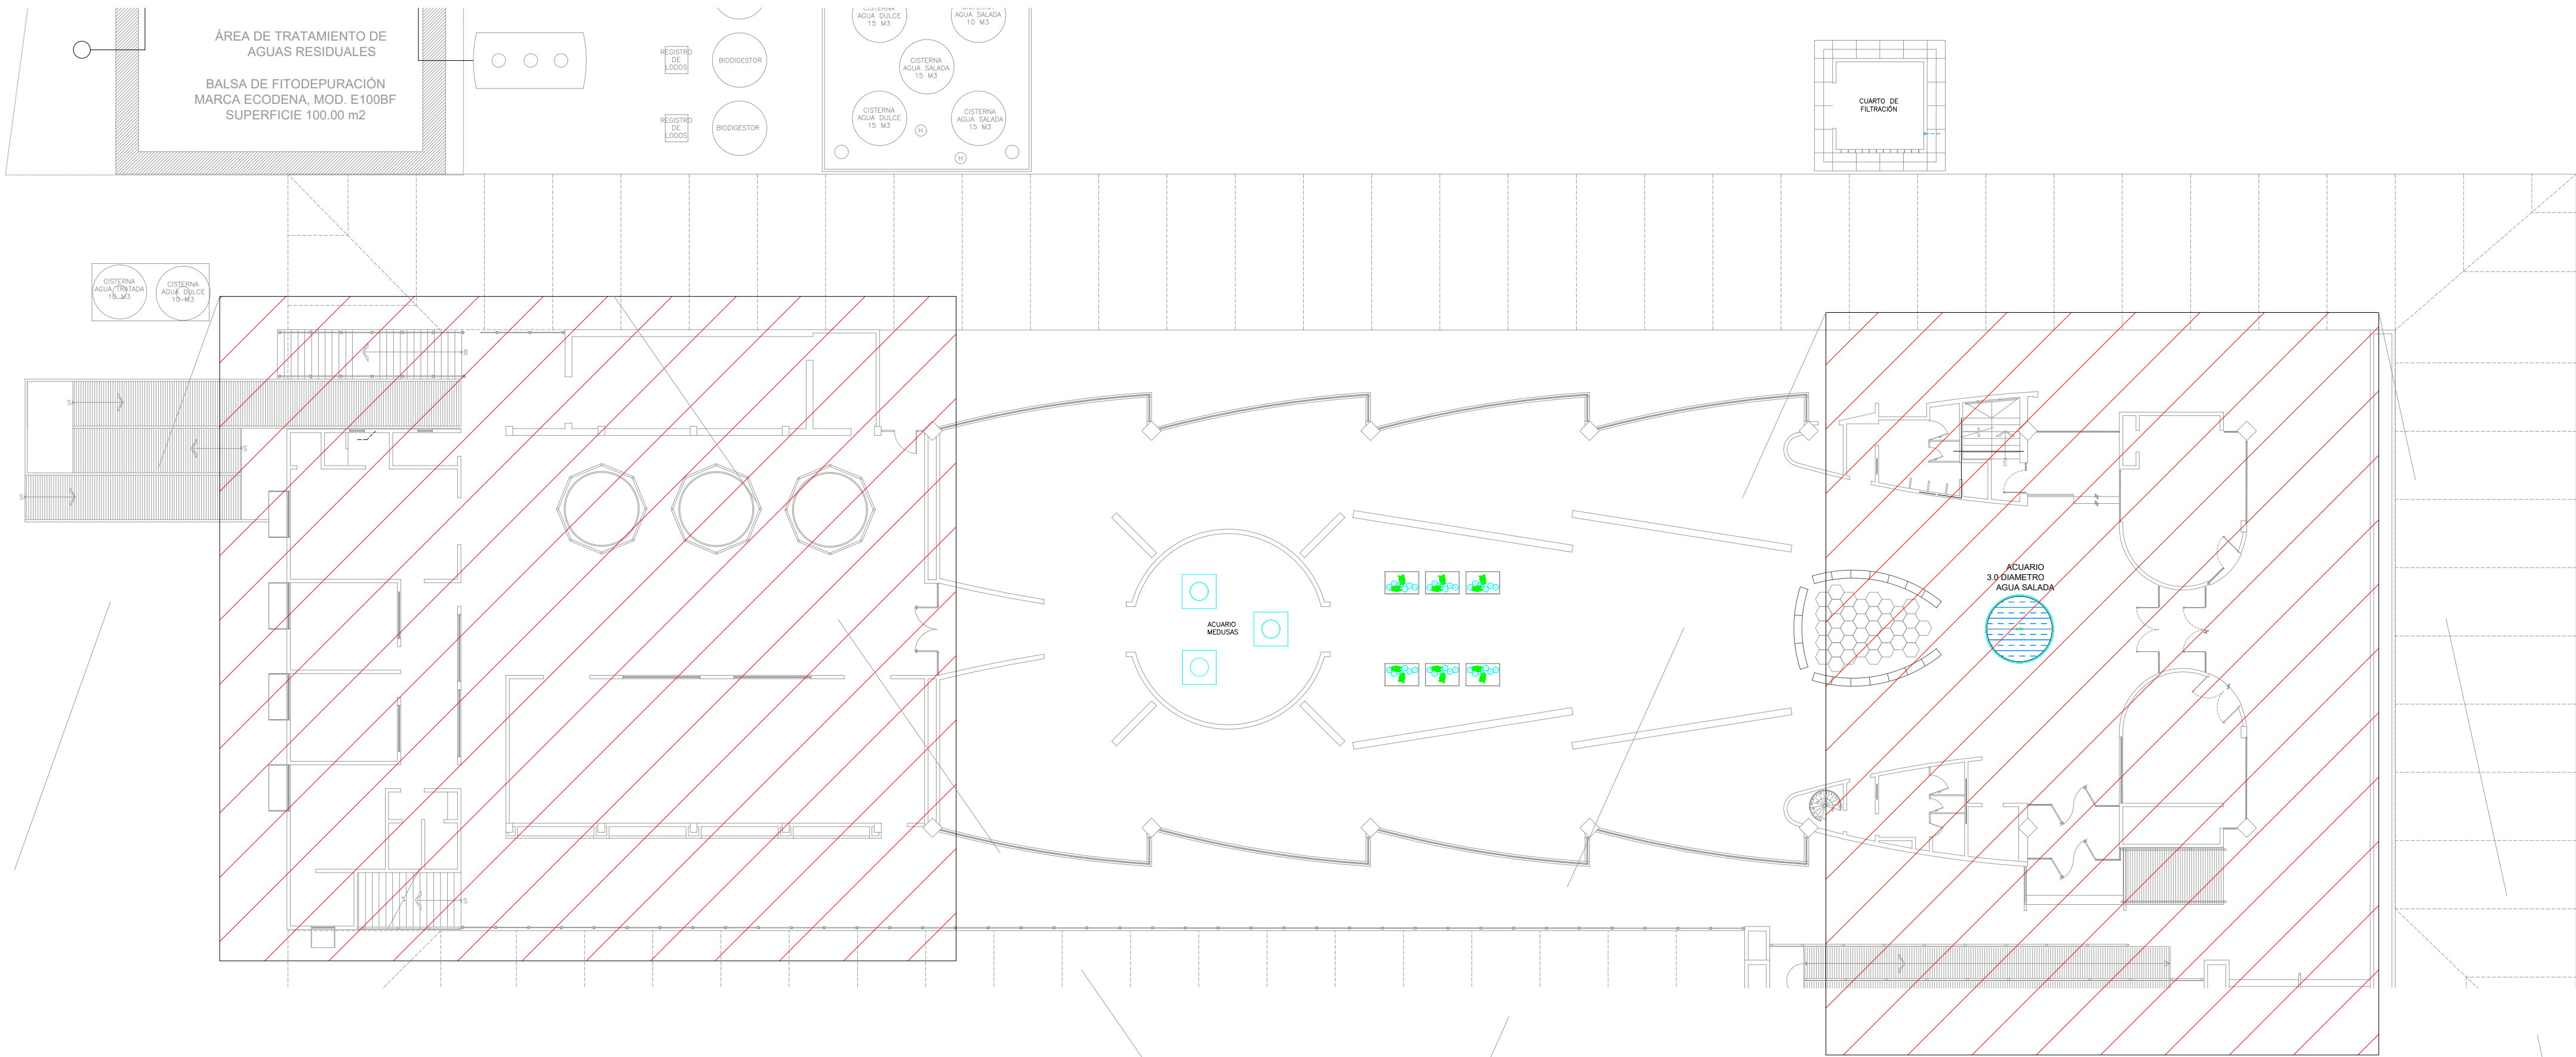

UBICACIÓN

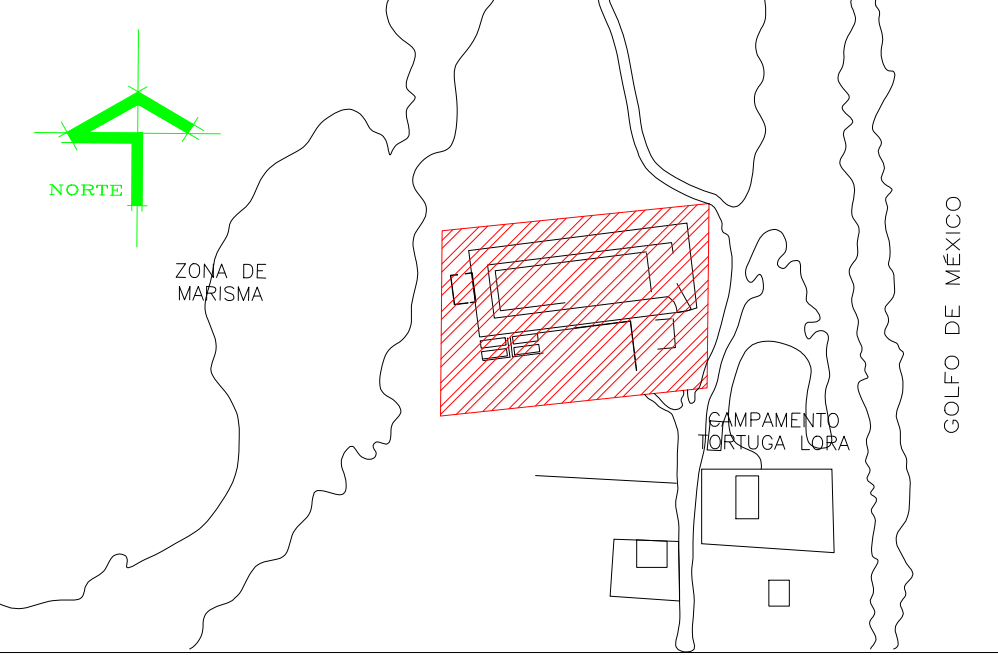

SIMBOLOGIA



SIMBOLOGIA	
	TUBERIA DE AGUAS NEGRAS
	TUBERIA DE REVENTILACION
	REGISTRO SANITARIO
	SENTIDO DE FLUJO
	COLADERA HELVEX MODELO INDICADO
	TAPON REGISTRO
	SUBE TUBO DE VENTILACION
	BAJAN AGUAS NEGRAS
	LONGITUD-PENDIENTE-DIAMETRO (Metros) (%) (Pulgadas)
	0.00 ELEVACION DE TERRENO
	-0.60 ELEVACION DE PLANTILLA

ESTE PLANO SE COMPLEMENTA CON EL IS-02

ESTE PROGRAMA ES PUBLICO, AJENO A CUALQUIER PARTIDO POLITICO. QUEDA PROHIBIDO EL USO PARA FINES DISTINTOS A LOS ESTABLECIDOS EN EL PROGRAMA.

SELLO

NOTAS GENERALES	CUADRO DE REVISIONES	
	No.	FECHA DESCRIPCION
o LAS COTAS SIGEN AL DIBUJO		
o LAS COTAS ESTAN EN CENTIMETROS		
o LOS NIVELES ESTAN EN METROS		
o VERIFICAR MEDIDAS EN OBRA		

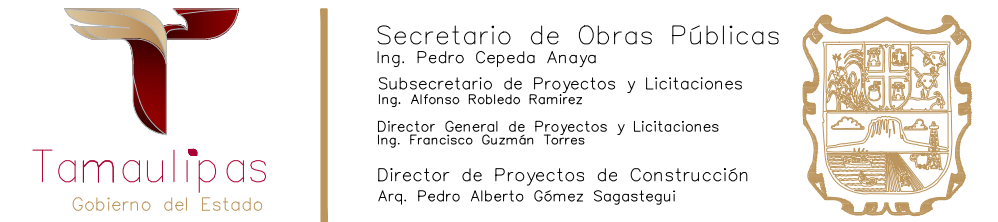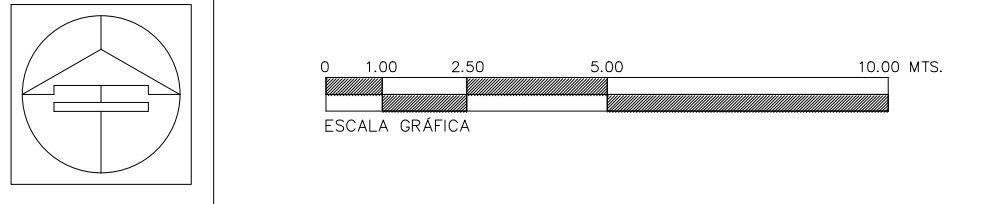

OBRA : CONSTRUCCIÓN DEL MUSEO INTERPRETATIVO DE LA TORTUGA LORA EN EL POBLADO LA PESCA, MUNICIPIO DE SOTO LA MARINA TAMAULIPAS. (PRIMERA ETAPA)	CLAVE : IS-01
LOCALIZACION : SOTO LA MARINA, TAMAULIPAS	
PLANO : INSTALACIONES SANITARIAS PLANTA BAJA DE 2	
Proyecto: S O P	Dibujo: DPC.SOP
Fecha: JUN.2026	Escala: 1:100