



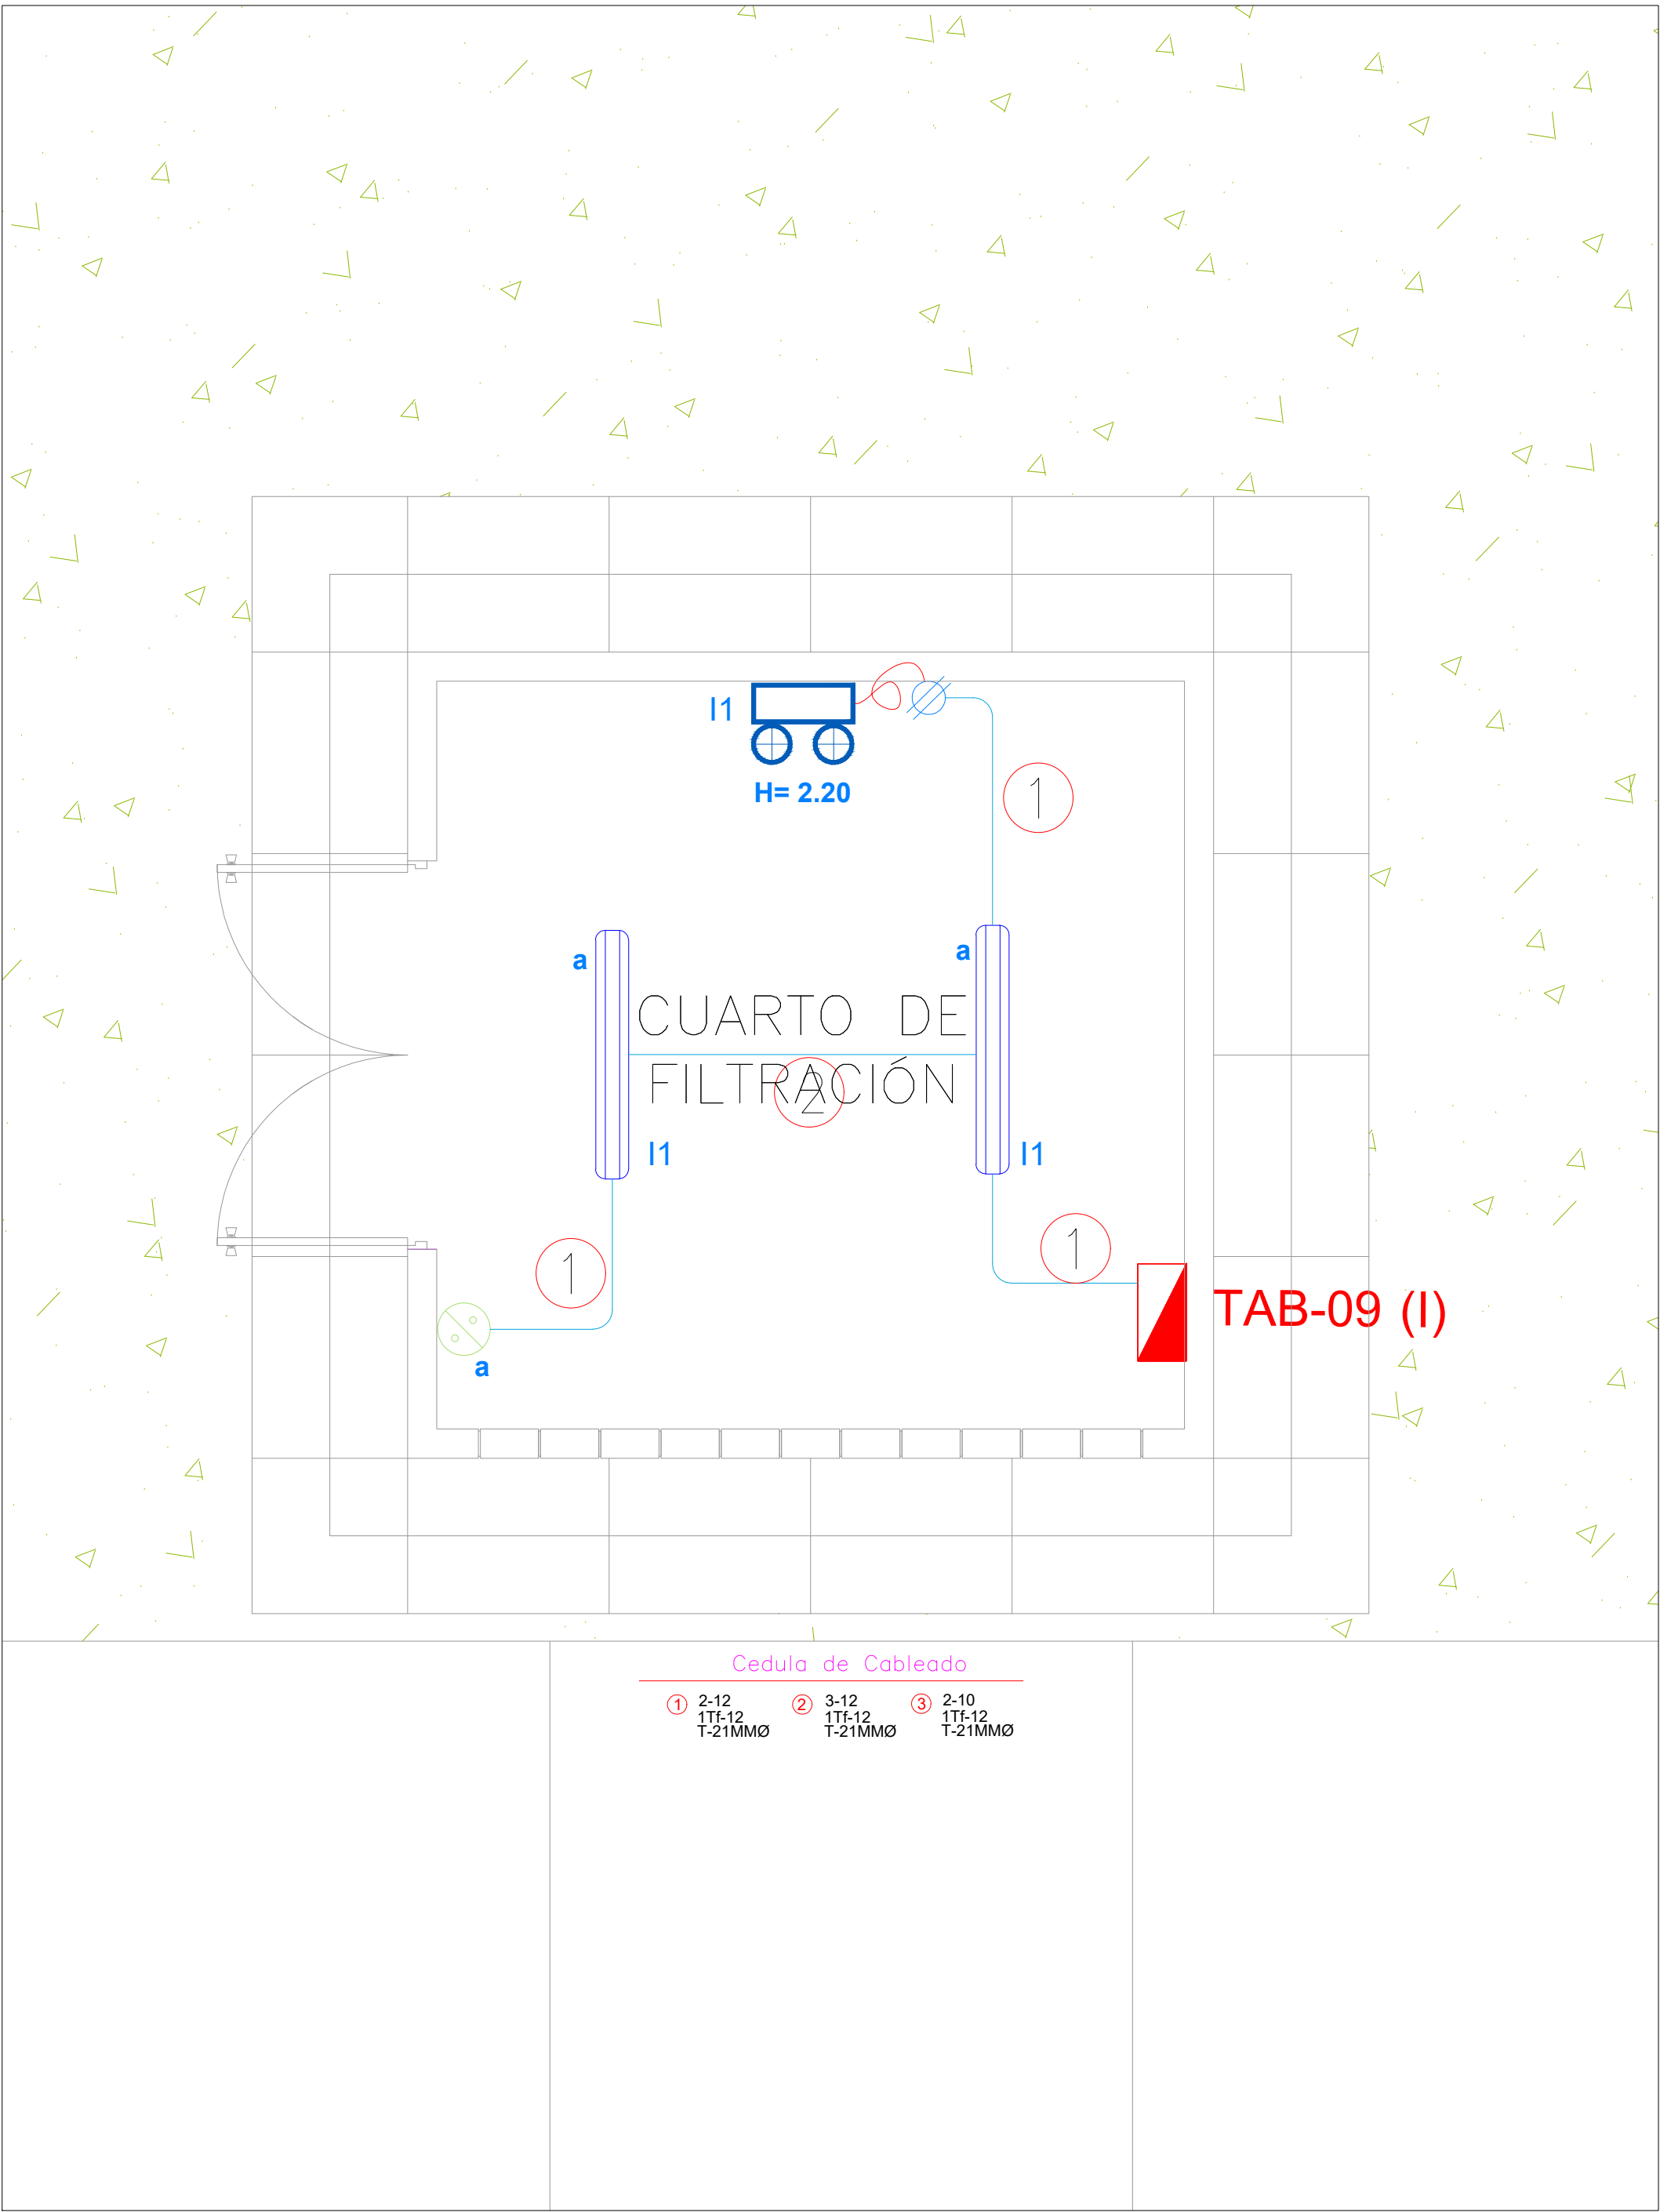


ILUMINACION PLANTA BAJA
1:30

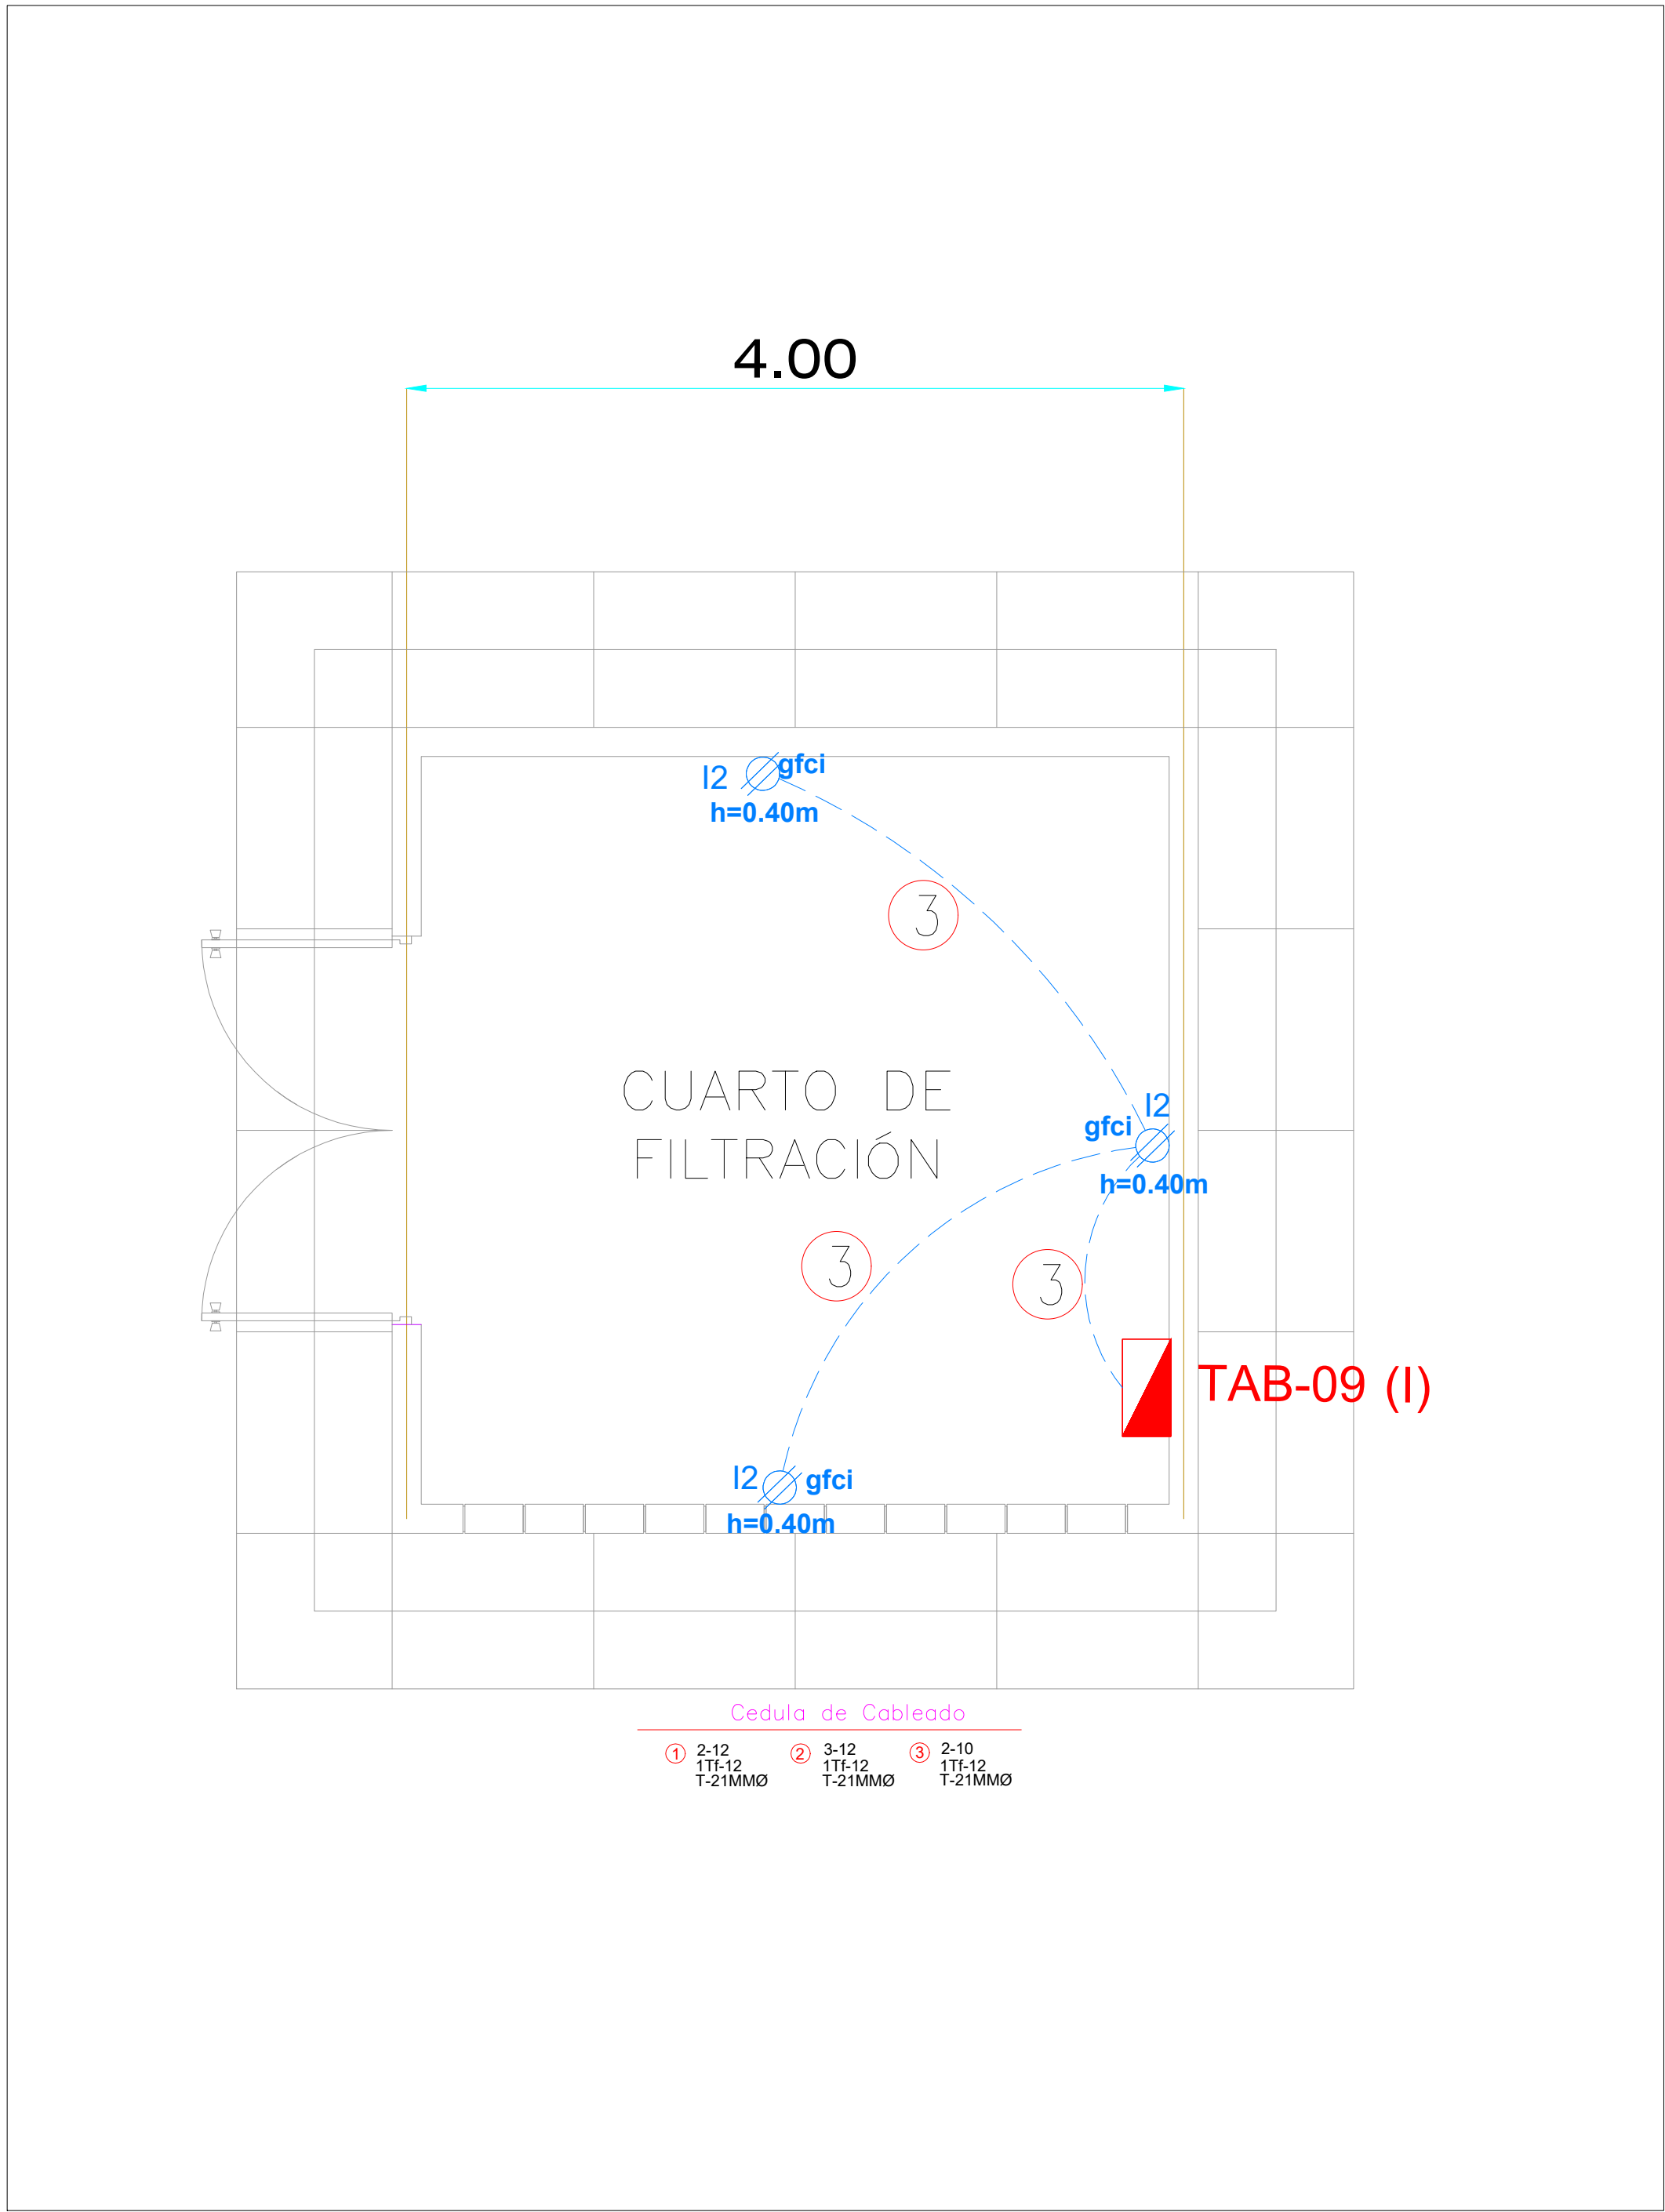

CONTACTOS PLANTA BAJA
1:30

UBICACIÓN

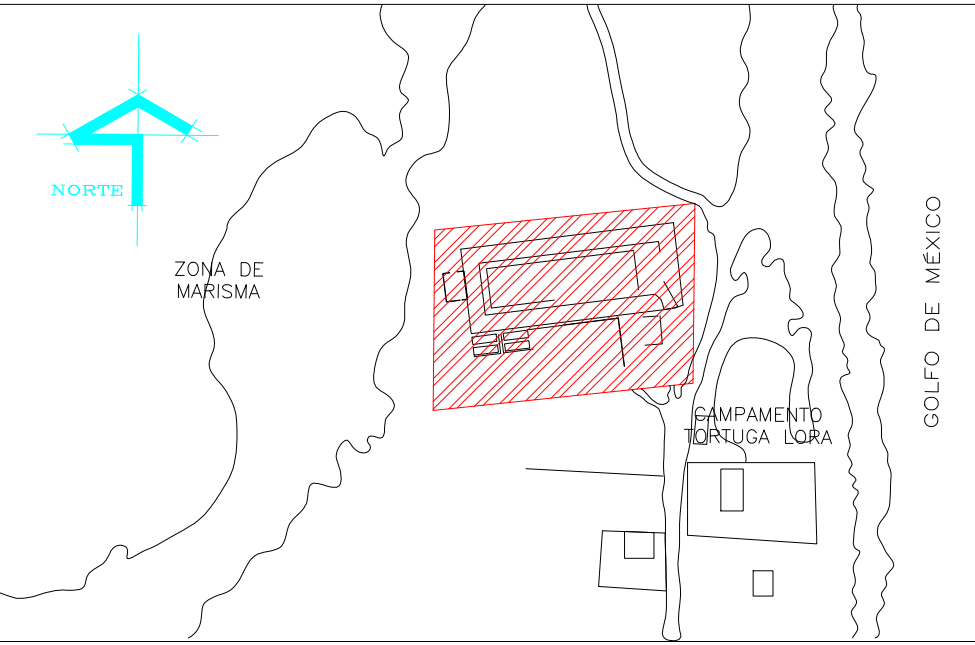

SIMBOLOGIA

- TABLERO CON INTERRUPTOR PRINCIPAL PARA ALUMBRADO Y CONTACTOS 3F-4H, 220/127V.
- LUMINARIO DE EMPOTRAR PARA LAMPARAS LEDS, 30W, MODELO S01-301-M1, 30W, 120-277V, MARCA SUPRA.
- CONTACTO DOBLE POLARIZADO MAS TIERRA 15 A, 127V, MOD. QZ4028GFC, GFCI, PROTECCION DE FALLA A TIERRA, CON PLACA QZ4803M3BN LINEA QUINZINO MX, BTICINO.
- LUMINARIO LED DE SOBREPONER EN MURO DE LAMPARAS LEDS DE 1.2 X 2 WATTS, DE BATERIAS NI-CD RECARGABLE DE LARGA VIDA UTIL VOLTAJE DE OPERACION 120-277V, 120 Lm, 90 MINUTOS DE RESPALDO 5000°K, MARCA: SUPRALUX, MOD. CC-SE-600L.
- CORDON CLAVIJA DE LA LUMINARIA
- APAGADOR SENCILLO INTERCAMBIABLE 16A, 127V, MODELO QZ5001, CON PLACA PARA UN MODULO QZ4803M1BN, DOS MODULOS QZ4803M2BN Y TRES MODULOS QZ4803M3BN LINEA QUINZINO MX MARCA BTICINO.
- (a,b,c) INDICA EL APAGADOR QUE LO CONTROLA.
- ① INDICA NOMENCLATURA DE CABLEADO.
- A2 INDICA NUMERO DE CIRCUITO.
- TUBERIA CONDUIT METALICA GALVANIZADA PARED DELGADA, POR PLAFON Y/O MURO DE DIAMETRO INDICADO.
- TUBERIA CONDUIT PVC TIPO PESADO AHOGADO EN FIRME, LOSA Y/O MURO DE DIAMETRO INDICADO. (5CM ESPESOR MINIMO)



NOTAS

- TODOS LOS MATERIALES Y EQUIPOS UTILIZADOS EN ESTE PROYECTO DEBERAN CUMPLIR CON LO ESTABLECIDO EN LA NOM-001-SEDE-2012 Y NMX Y SON MARCAS REGISTRADAS Y CERTIFICADAS POR ANCE.
- LOS CONDUCTORES DEBEN SER DE COBRE, CON AISLAMIENTO TIPO THW-LS, 75°, 600V.
- EL CODIGO DE COLORES DEBE SER:
FASE: NEGRO, ROJO, AZUL
NEUTRO: BLANCO
TIERRA FISICA: DESNUDO
- EL TUBO CONDUIT DEBE FIJARSE FIRMEMENTE COMO MINIMO A CADA 3 M Y ADEMAS ESTE DEBE FIJARSE A CADA METRO DE TODA SALIDA CAJA DE CONEXIONES GABINETES CAJA DE DISPOSITIVOS Y CAJA DE PASO.
- LOS SOPORTES QUE ALOJAN LOS TUBOS CONDUIT EN LA LOSA O MURO DEBE FIJARSE FIRMEMENTE COMO MINIMO A CADA 2 M DE SEPARACION.

SELLO

ESTE PROGRAMA ES PUBLICO, AJENO A CUALQUIER PARTIDO POLITICO.
QUEDA PROHIBIDO EL USO PARA FINES DISTINTOS A LOS ESTABLECIDOS EN EL PROGRAMA.

NOTAS GENERALES	CUADRO DE REVISIONES		
	No.	FECHA	DESCRIPCION
o LAS COTAS SON AL DIBUJO			•
o LAS COTAS ESTAN EN CENTIMETROS			•
o LOS NIVELES ESTAN EN METROS			•
o VERIFICAR MEDIDAS EN OBRA			•

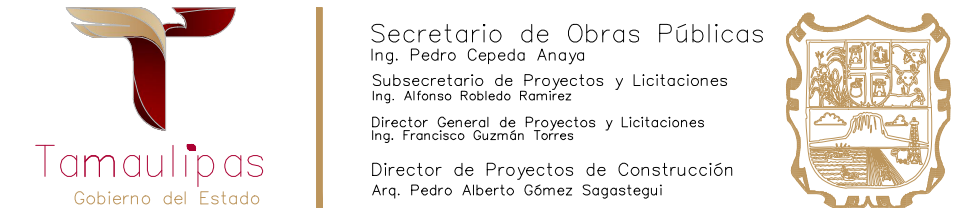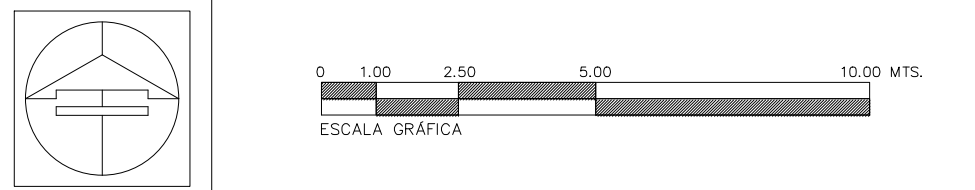

OBRA : CONSTRUCCIÓN DEL MUSEO INTERPRETATIVO DE LA TORTUGA LORA EN EL POBLADO LA PESCA, MUNICIPIO DE SOTO LA MARINA TAMAULIPAS. (PRIMERA ETAPA)	CLAVE : IE-01
LOCALIZACION : SOTO LA MARINA, TAMAULIPAS	
PLANO : ALUMBRADO CUARTO DE MAQUINAS	
Proyecto: S O P	Dibujo: DPC,SOP
Fecha: JUN.2026	Escala: 1: 30