

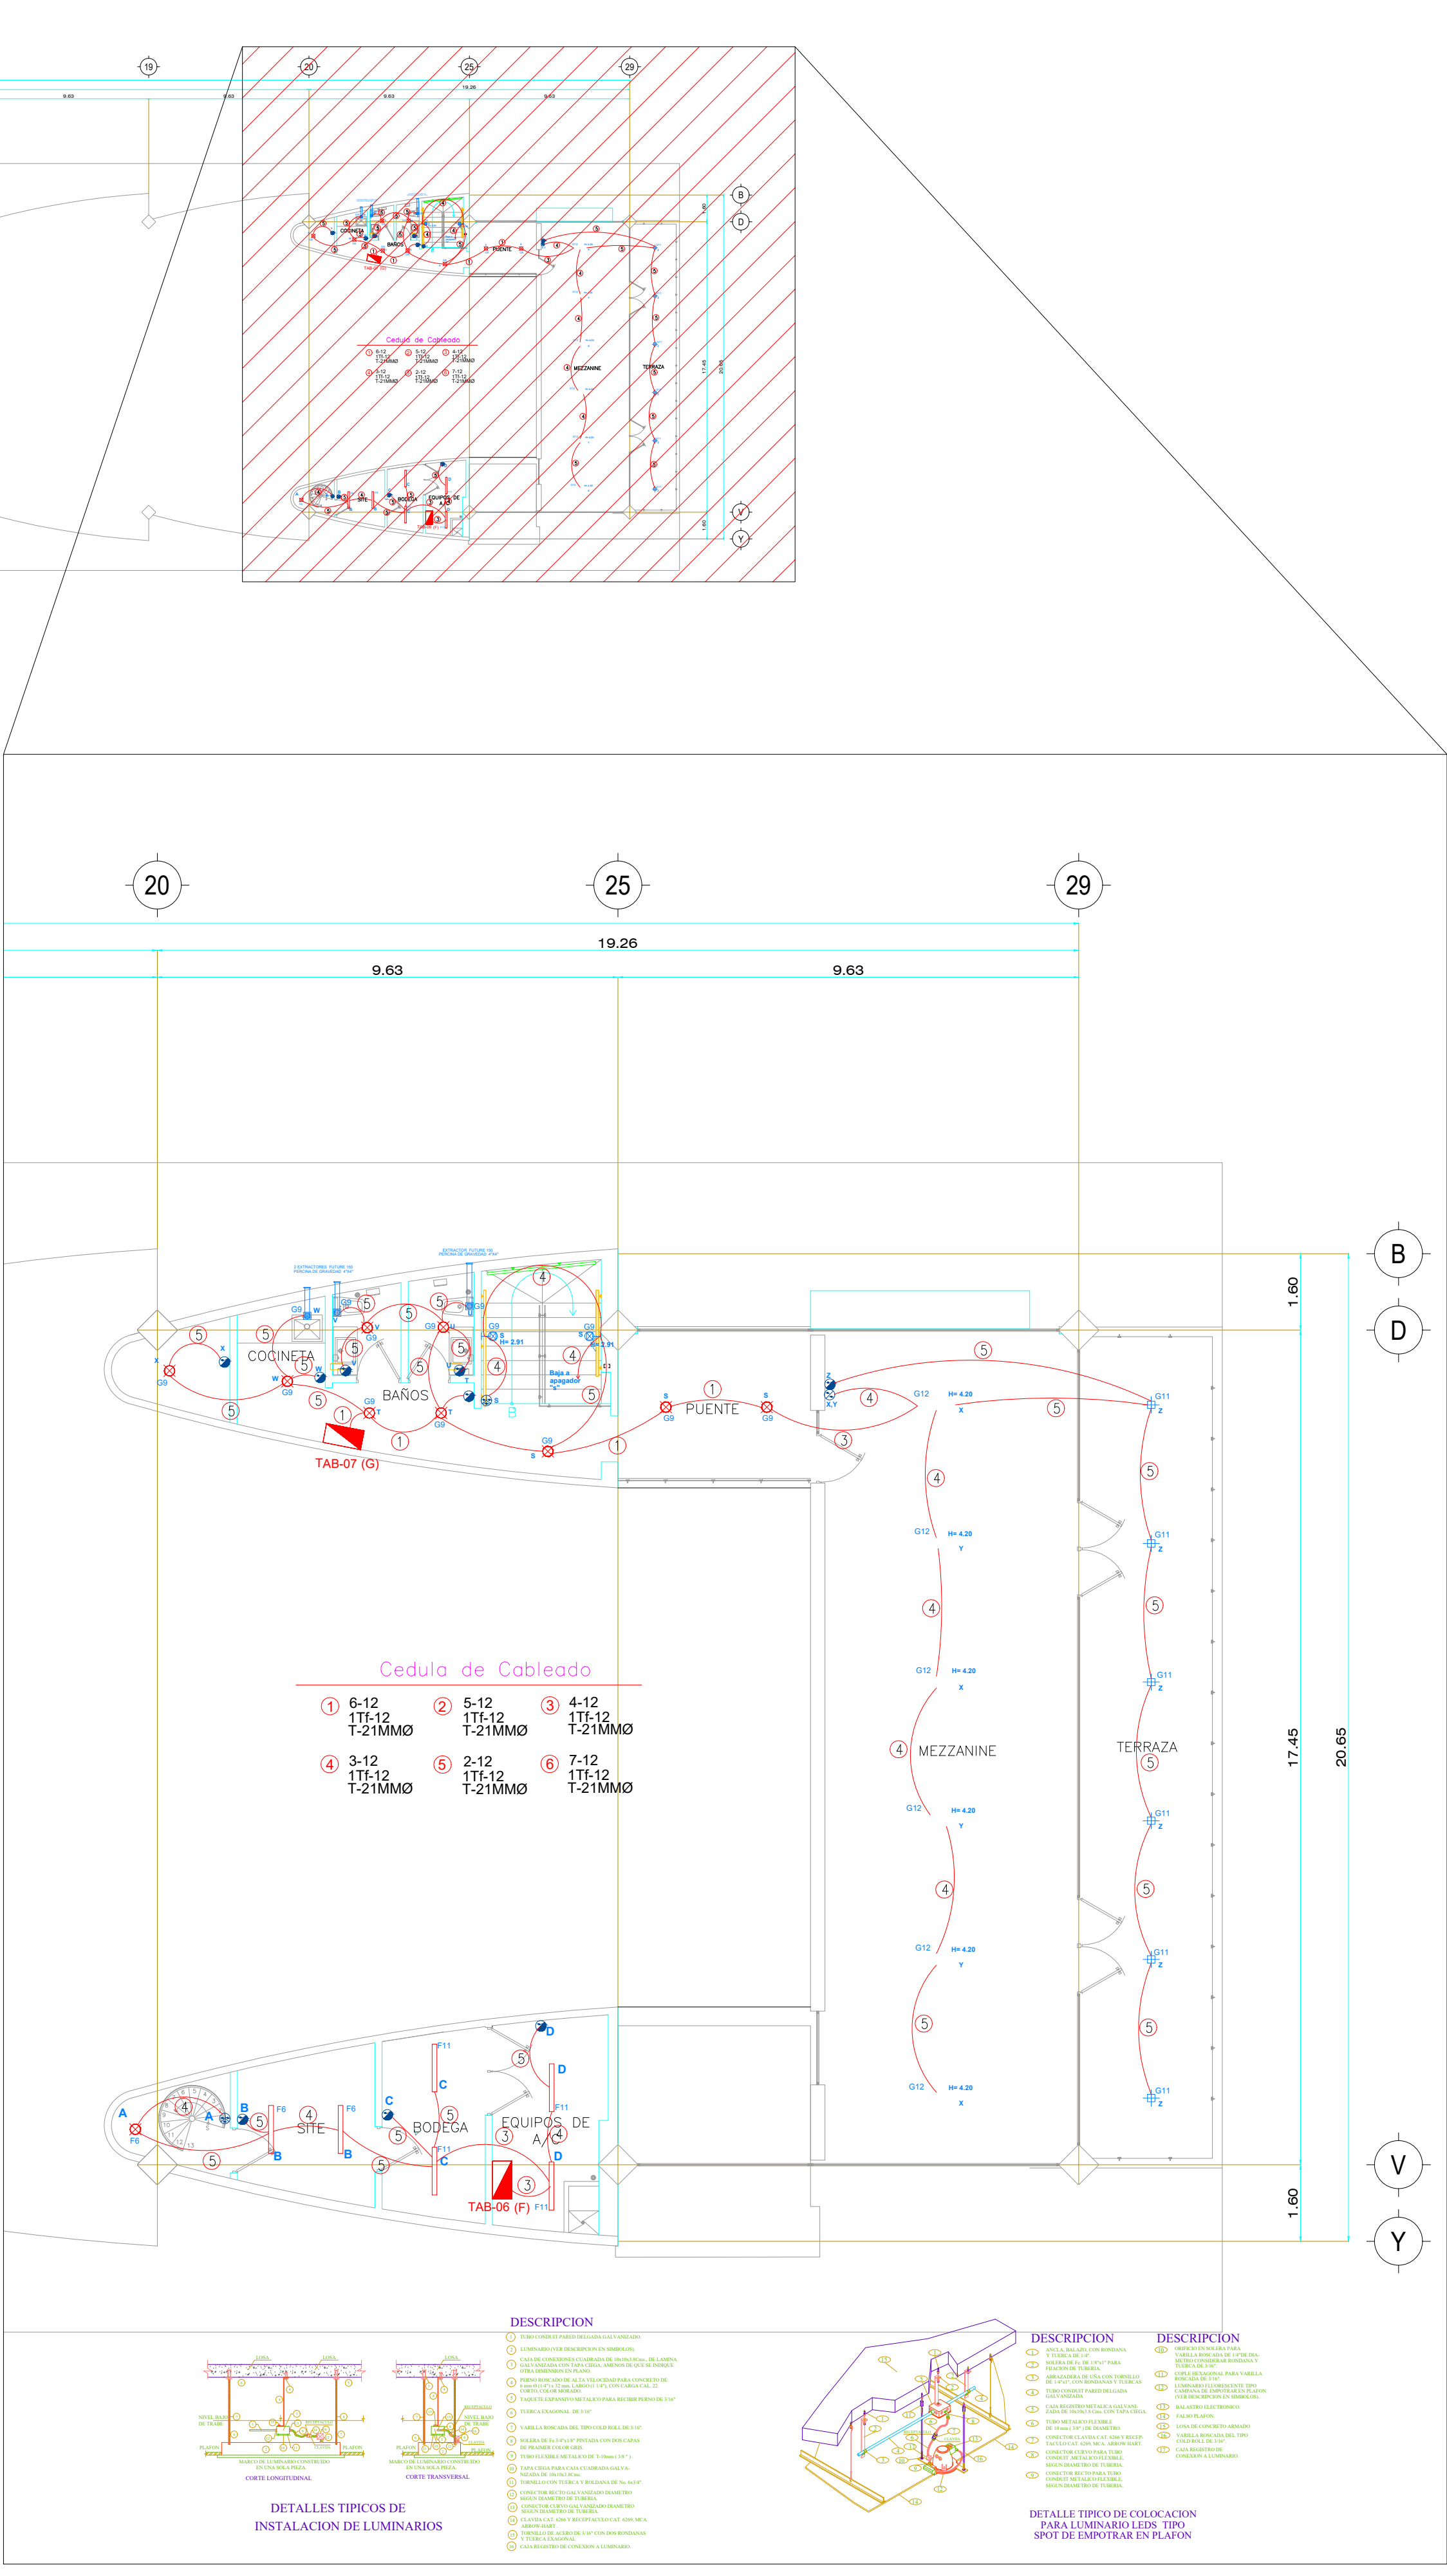


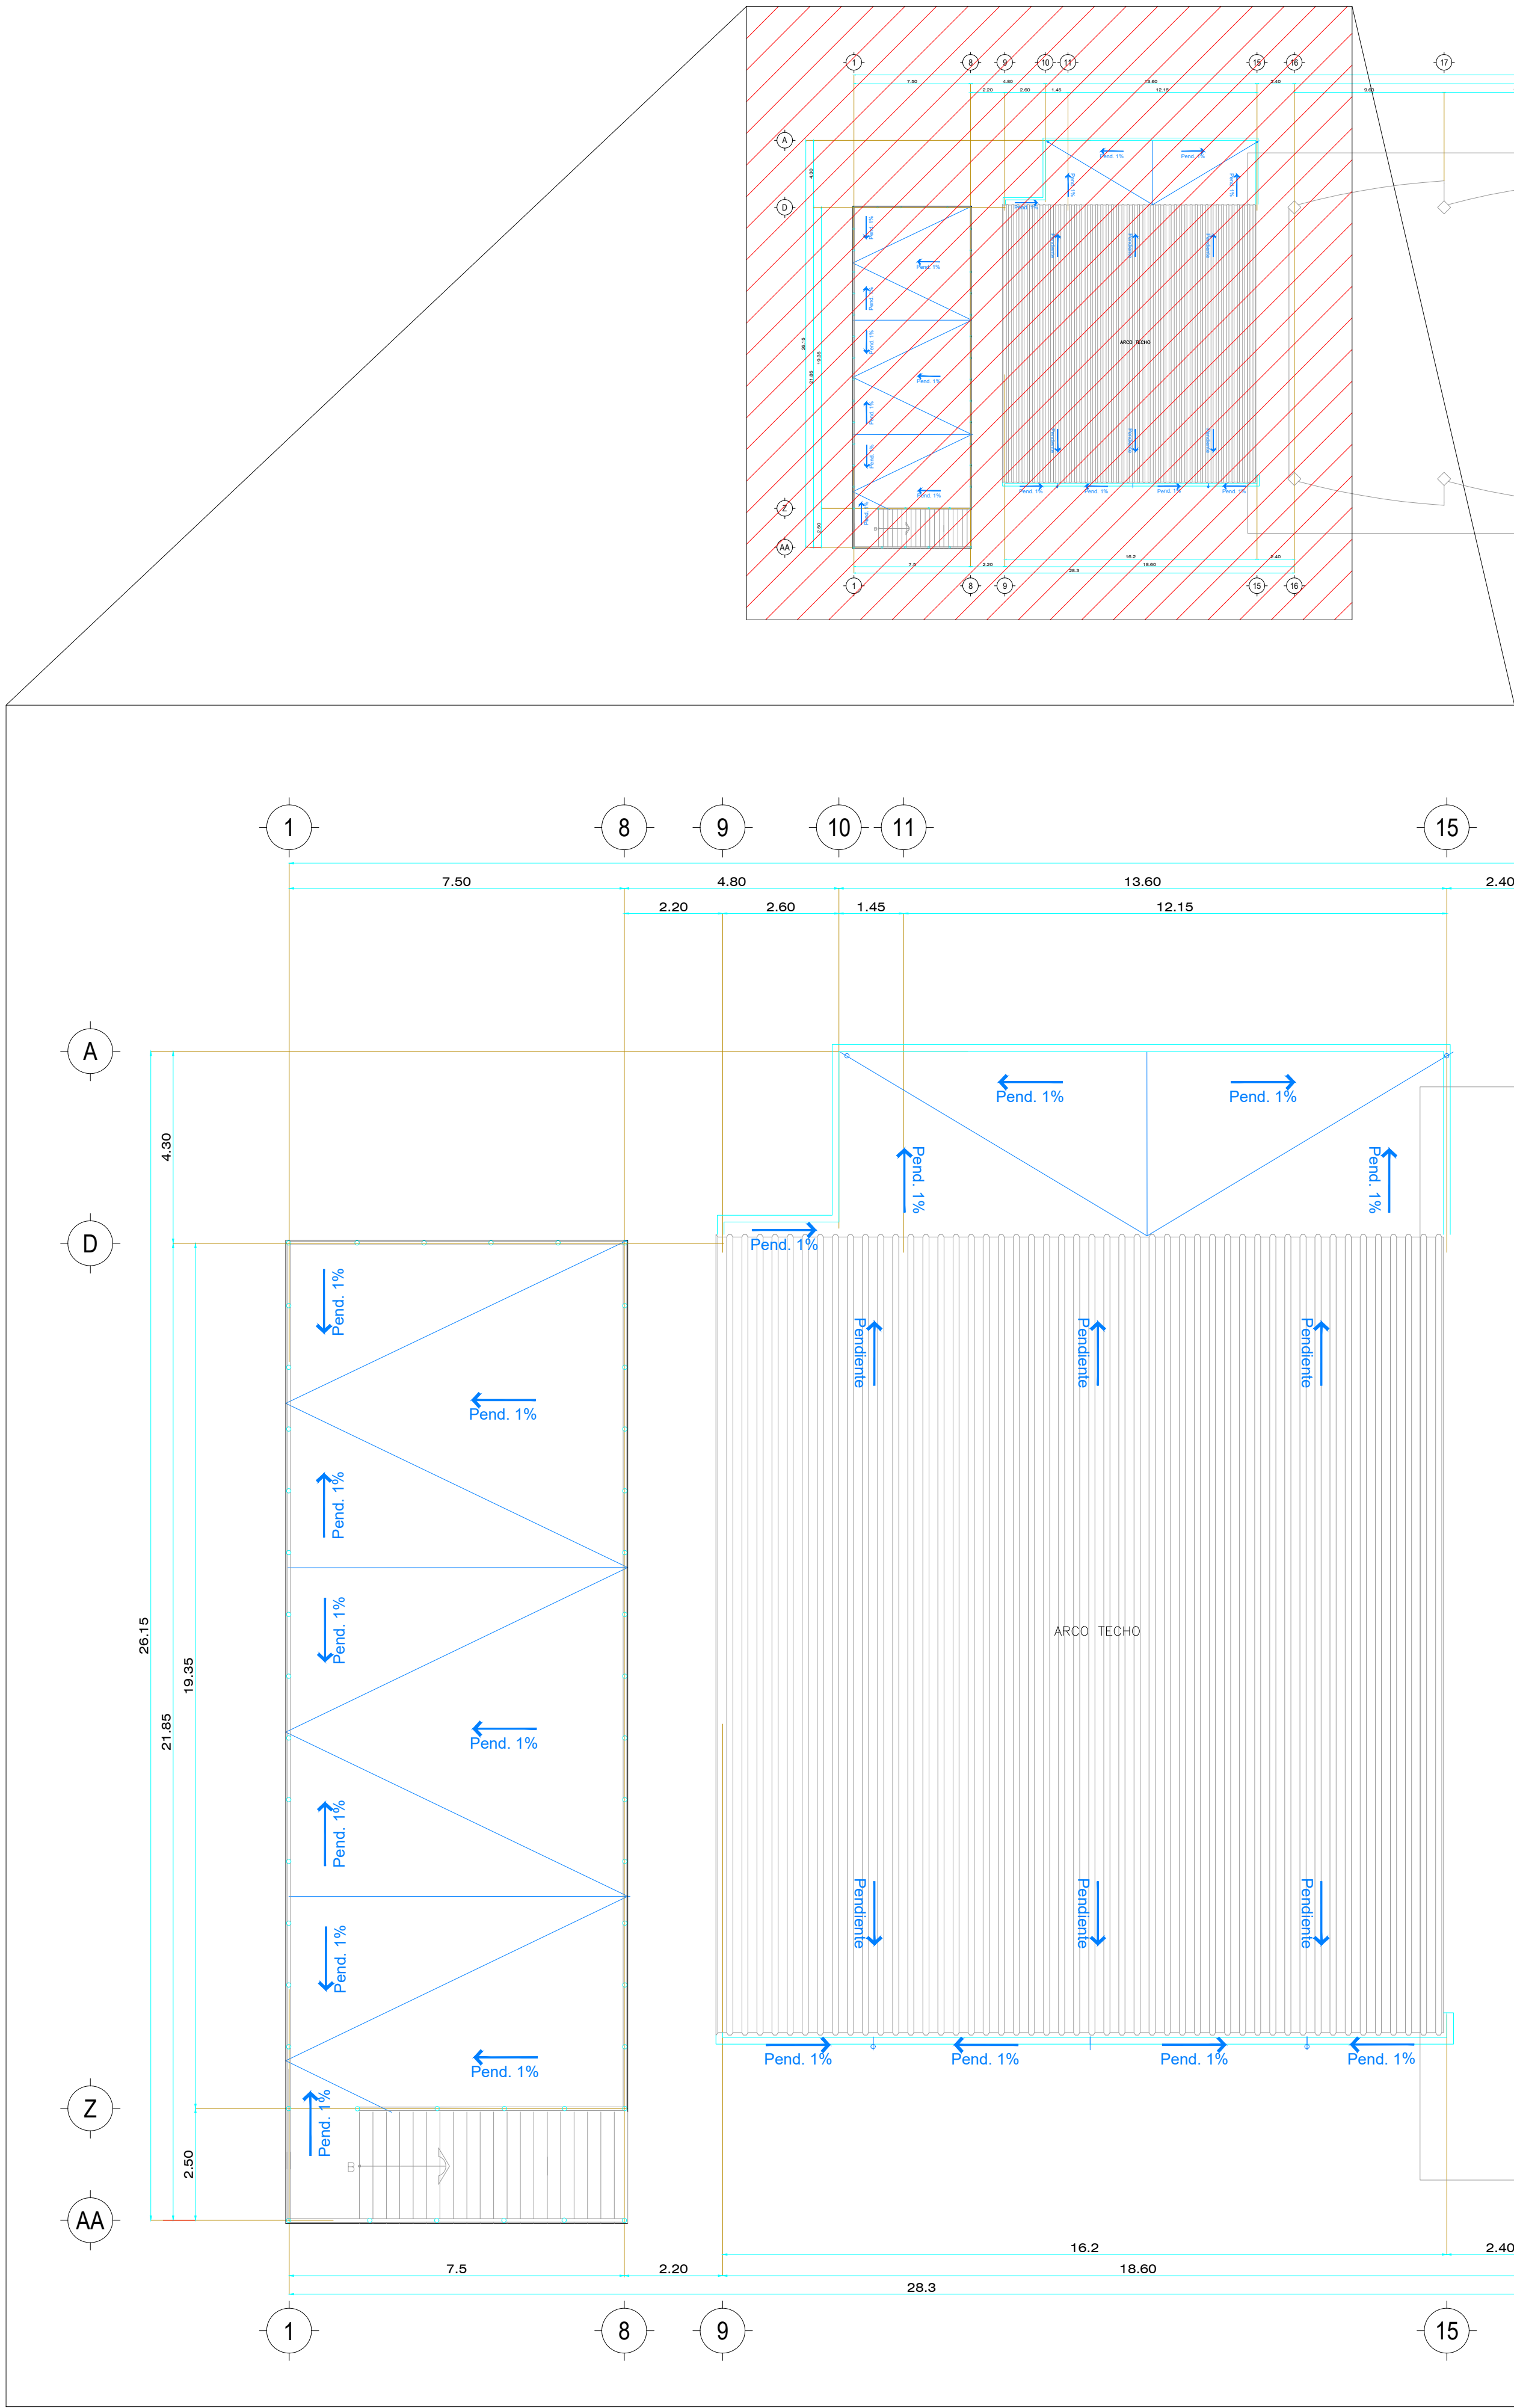

UBICACIÓN

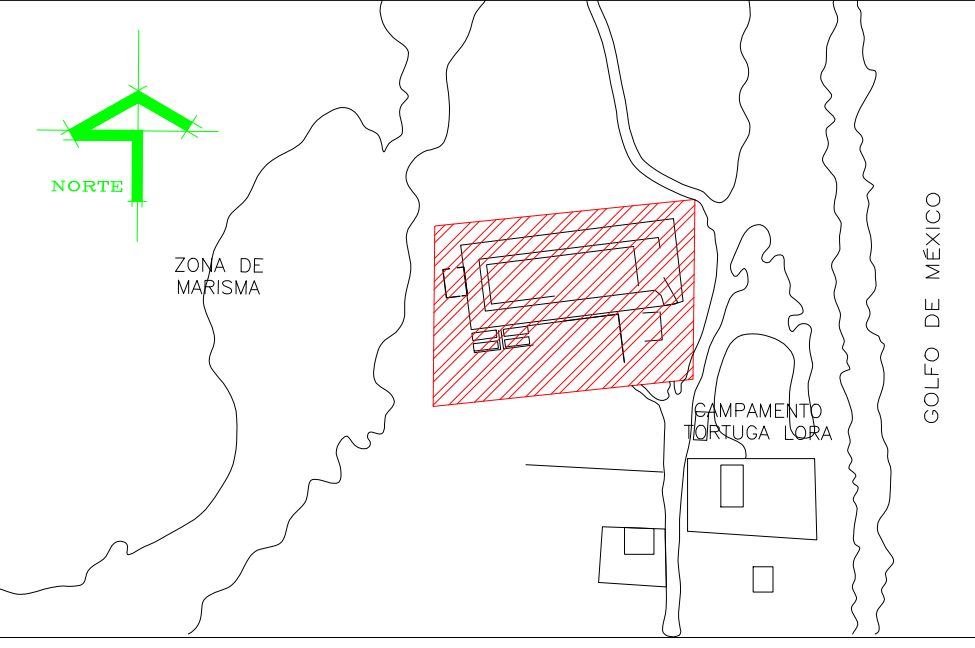

SIMBOLOGIA

- TABLERO CON INTERRUPTOR PRINCIPAL PARA ALUMBRADO Y CONTACTOS 3F-4H, 220/127V.
- LUMINARIO DE EMPOTRAR PARA LAMPARAS LEDS, 30W, MODELO SDL-321-M1 30W, 120-277V., MARCA SUPRA.
- LUMINARIO DE EMPOTRAR PARA LAMPARAS LEDS, 14W, MODELO SPT 14W, 120-277V., MARCA SUPRA.
- LUMINARIO DE SOBREPONER EN MURO PARA LAMPARAS LEDS, 41W, MODELO HRL-41W, 120-277V., MARCA SUPRA.
- LUMINARIA COLGANTE MODELO C0807GBCA, LED 3X17W 120-277V, MARCA CONSTRUILITA.
- LUMINARIO DE EMPOTRAR PARA LAMPARAS LEDS, 16W, MODELO SPT 16W, 120-277V., MARCA SUPRA.
- EXTRACTOR DE AIRE LINEA FUTURE 150 MARCA S&P.
- APAGADOR SENCILLO INTERCAMBIABLE 16A, 127V., MODELO QZ5001, CON PLACA PARA UN MODULO QZ4803M1BN, DOS MODULOS QZ4803M2BN Y TRES MODULOS QZ4803M3BN LINEA QUINZINO MX MARCA BTICINO.
- APAGADOR TRES VIAS INTERCAMBIABLE 16A, 127V., MODELO QZ5003, CON PLACA PARA UN MODULO QZ4803M1BN, LINEA QUINZINO MX MARCA BTICINO.
- (a,b,c) INDICA EL APAGADOR QUE LO CONTROLA.
- ① INDICA NOMENCLATURA DE CABLEADO.
- A2 INDICA NUMERO DE CIRCUITO.
- TUBERIA CONDUIT METALICA GALVANIZADA PARED DELGADA, POR PLAFON Y/O MURO DE DIAMETRO INDICADO.
- TUBERIA CONDUIT PVC TIPO PESADO AHOGADO EN FIRME, LOSA Y/O MURO DE DIAMETRO INDICADO, (6CM ESPESOR MINIMO)



NOTAS

- TODOS LOS MATERIALES Y EQUIPOS UTILIZADOS EN ESTE PROYECTO DEBERAN CUMPLIR CON LO ESTABLECIDO EN LA NOM-001-SEDE-012 Y NMX Y SON MARCAS REGISTRADAS Y CERTIFICADAS POR ANCE.
- LOS CONDUCTORES DEBEN SER DE COBRE, CON AISLAMIENTO TIPO THW-LS, 75°, 600V.
- EL CODIGO DE COLORES DEBE SER:
FASE: NEGRO, ROJO, AZUL
NEUTRO: BLANCO
TIERRA FISICA: DESNUDO
- EL TUBO CONDUIT DEBE FIJARSE FIRMEMENTE COMO MINIMO A CADA 3 M Y ADAMAS ESTE DEBE FIJARSE A CADA METRO DE TODA SALIDA CAJA DE CONEXIONES GABINETES CAJA DE DISPOSITIVOS Y CAJA DE PASO.
- LOS SOPORTES QUE ALQIAN LOS TUBOS CONDUIT EN LA LOSA O MURO DEBE FIJARSE FIRMEMENTE COMO MINIMO A CADA 2 M DE SEPARACION.

ESTE PROGRAMA ES PUBLICO, AJENO A CUALQUIER PARTIDO POLITICO.
QUEDA PROHIBIDO EL USO PARA FINES DISTINTOS A LOS ESTABLECIDOS EN EL PROGRAMA.

SELLO

NOTAS GENERALES	CUADRO DE REVISIONES	
	No.	FECHA
o LAS COTAS RIEN AL DIBUJO		
o LAS COTAS ESTAN EN CENTIMETROS		
o LOS NIVELES ESTAN EN METROS		
o VERIFICAR MEDIDAS EN OBRA		

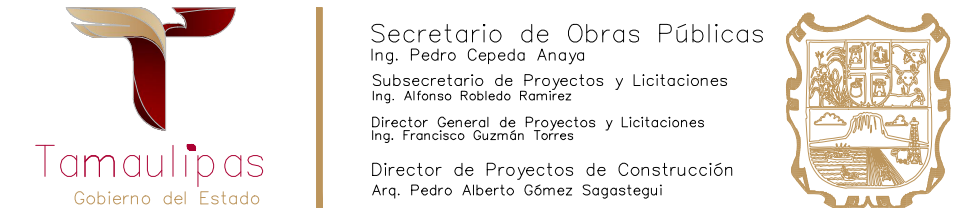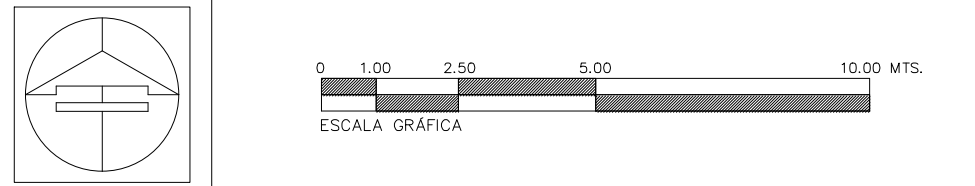

OBRA : CONSTRUCCIÓN DEL MUSEO INTERPRETATIVO DE LA TORTUGA LORA EN EL POBLADO LA PESCA, MUNICIPIO DE SOTO LA MARINA TAMAULIPAS. (PRIMERA ETAPA)	CLAVE : IEA-02
LOCALIZACION : SOTO LA MARINA, TAMAULIPAS	
PLANO : INSTALACIÓN ELÉCTRICA DE ALUMBRADO PLANTA ALTA	
Proyecto : S O P	Dibujo : DPC,SOP
Fecha : JUN.2026	Escala : 1:100