



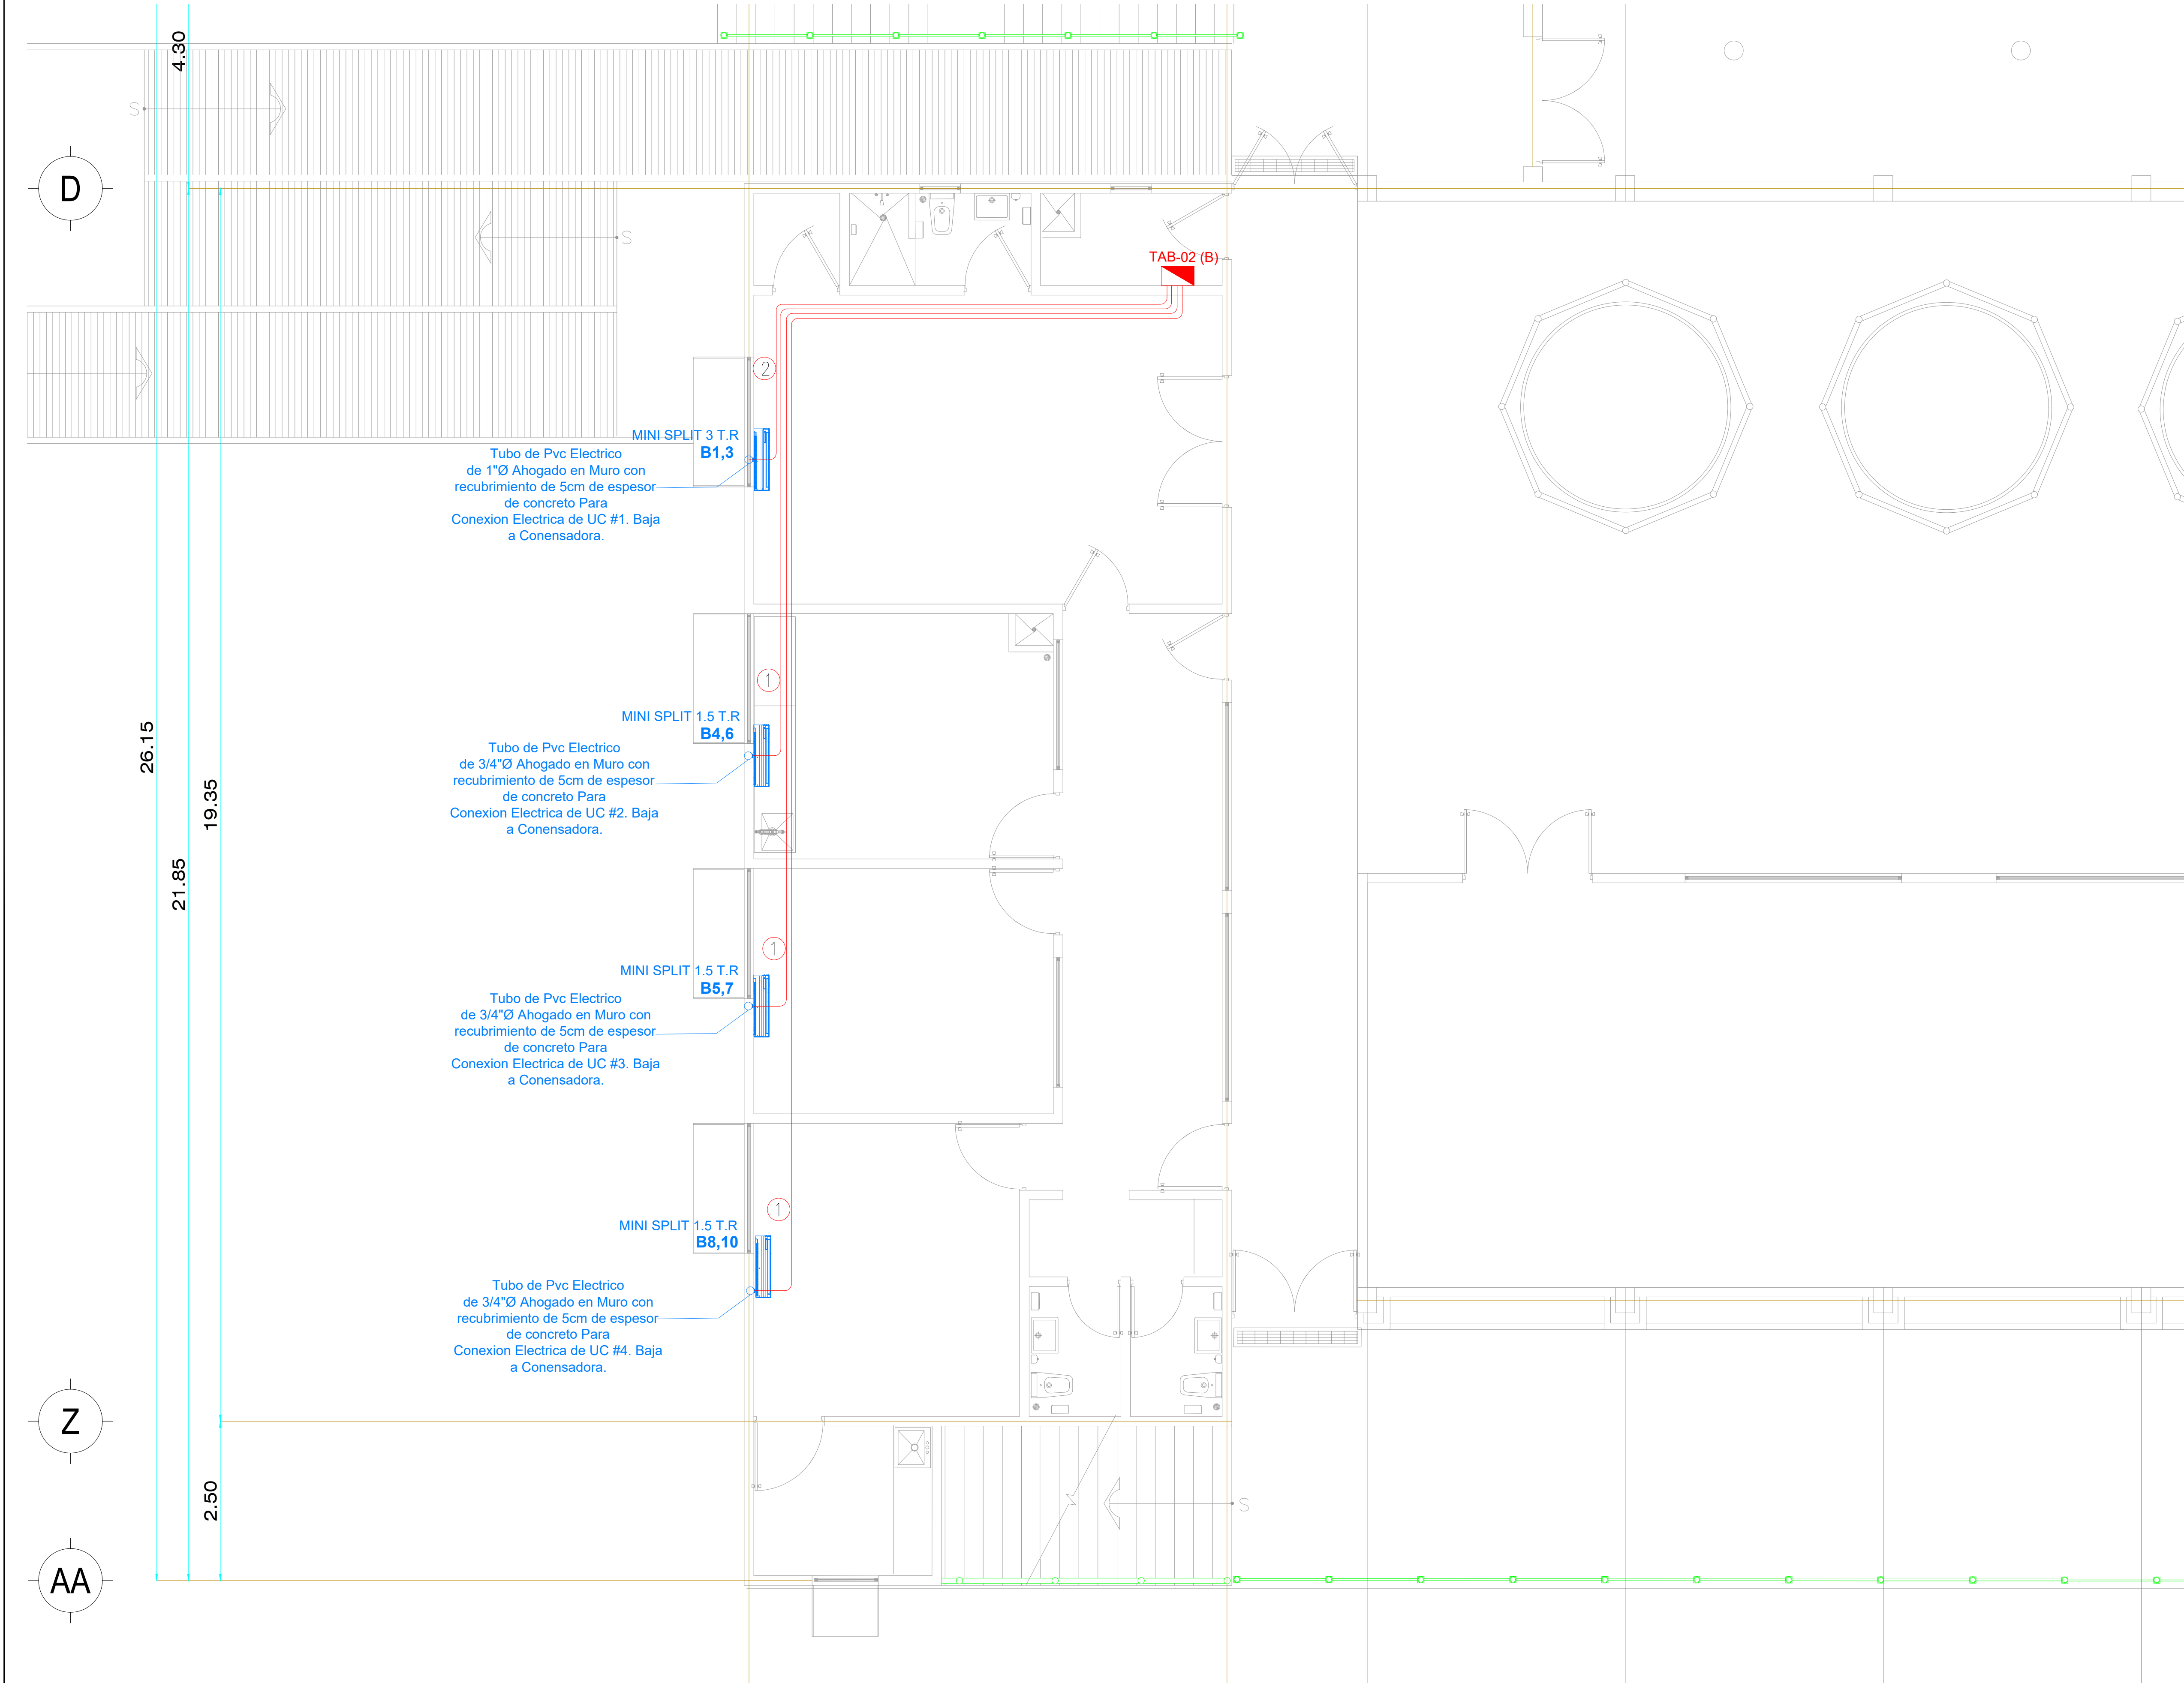

UBICACIÓN

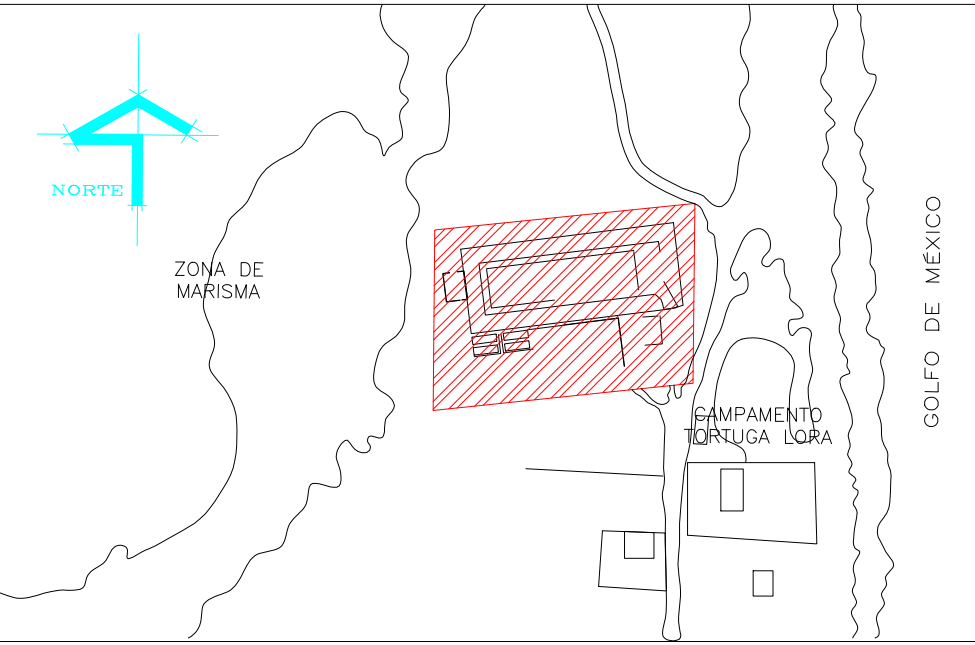

SIMBOLOGIA

- CENTRO DE CARGA DE PARA ALUMBRADO Y CONTACTOS, 3F-4H, 220/127V, MARCA SQUARE D
- TUBERIA CONDUIT DE METALICO GALVANIZADO POR PLAFON, LOSA Y MURO DE DIAMETRO INDICADO.
- INDICA NOMENCLATURA DE CABLEADO
- INDICA NUMERO DE CIRCUITO Y EL TABLERO QUE LO CONTROLA.
- TUBERIA FLEXIBLE DE ACERO ENGARGOLADO GALVANIZADO TIPO LIQUID TIGHT CON FORRO PARA INTemperIE DE DIAMETRO INDICADO.
- MODELO AM5028GR EN CAJA IDROBOX 25403 Y TAPA 25603 PROTECCION IP 55, LINEA MATIX MARCA BTICINO.
- INTERRUPTOR SIN PORTAFUSIBLE DE 2X30AMP, PARA INTemperIE

NOTAS:

- 1.- TODOS LOS MATERIALES, CONDUCTORES, PRODUCTOS ELECTRICOS Y EQUIPOS UTILIZADOS EN ESTE PROYECTO DEBERAN CUMPLIR CON LO ESTABLECIDO EN LA NOM-001-SEDE-2012, NOM-063-SCFI-2011, NOM-003-SCFI-2014 Y NMX APPLICABLES, SON MARCAS REGISTRADAS Y CERTIFICADAS POR ANCE.
- 2.- LOS CONDUCTORES DEBEN SER DE COBRE, CON AISLAMIENTO TIPO THW-LS, 75°, 600V.
- 3.- EL CODIGO DE COLORES DEBE SER:
FASE: NEGRO, ROJO
NEUTRO: BLANCO
TIERRA FISICA: VERDE, DESNUDO
- 4.- SE DEBERA INSTALAR UN INTERRUPTOR DE SEGURIDAD SIN PORTAFUSIBLES A PIE DE CONDENSADORA DE ACUERDO A LA CAPACIDAD DE CADA EQUIPO.



NOMENCLATURA DE CABLEADO

- 2-10 1-12Tf T-21 mmØ
- 2-8 1-10Tf T-25 mmØ

ESTE PROGRAMA ES PUBLICO, AJENO A CUALQUIER PARTIDO POLITICO. QUEDA PROHIBIDO EL USO PARA FINES DISTINTOS A LOS ESTABLECIDOS EN EL PROGRAMA.

SELLO

NOTAS GENERALES	CUADRO DE REVISIONES	
	No.	FECHA DESCRIPCION
o LAS COTAS SON AL DIBUJO		
o LAS COTAS ESTAN EN CENTIMETROS		
o LOS NIVELES ESTAN EN METROS		
o VERIFICAR MEDIDAS EN OBRA		

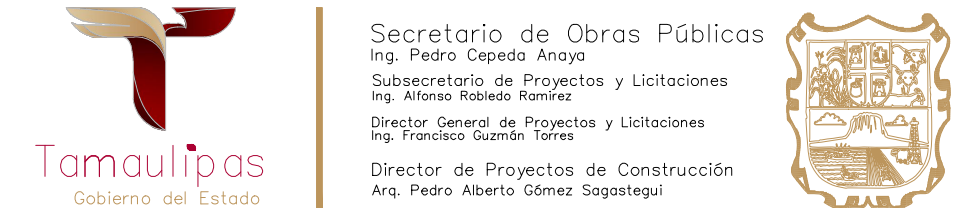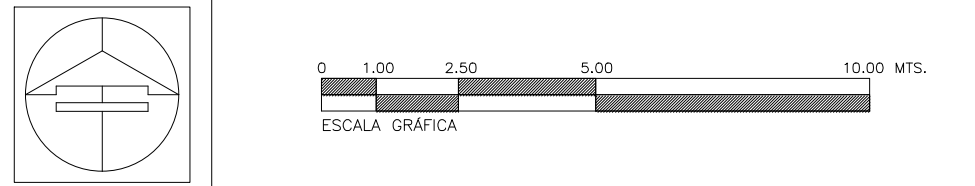

OBRA : CONSTRUCCIÓN DEL MUSEO INTERPRETATIVO DE LA TORTUGA LORA EN EL POBLADO LA PESCA, MUNICIPIO DE SOTO LA MARINA TAMAULIPAS. (PRIMERA ETAPA)	CLAVE
LOCALIZACION : SOTO LA MARINA, TAMAULIPAS	
PLANO : INSTALACIÓN ELÉCTRICA DE AIRE ACONDICIONADO PLANTA BAJA	
Proyecto: S O P	Dibujo: DPC.SOP
Fecha: JUN.2026	Escala: 1:50

IEAA-01