



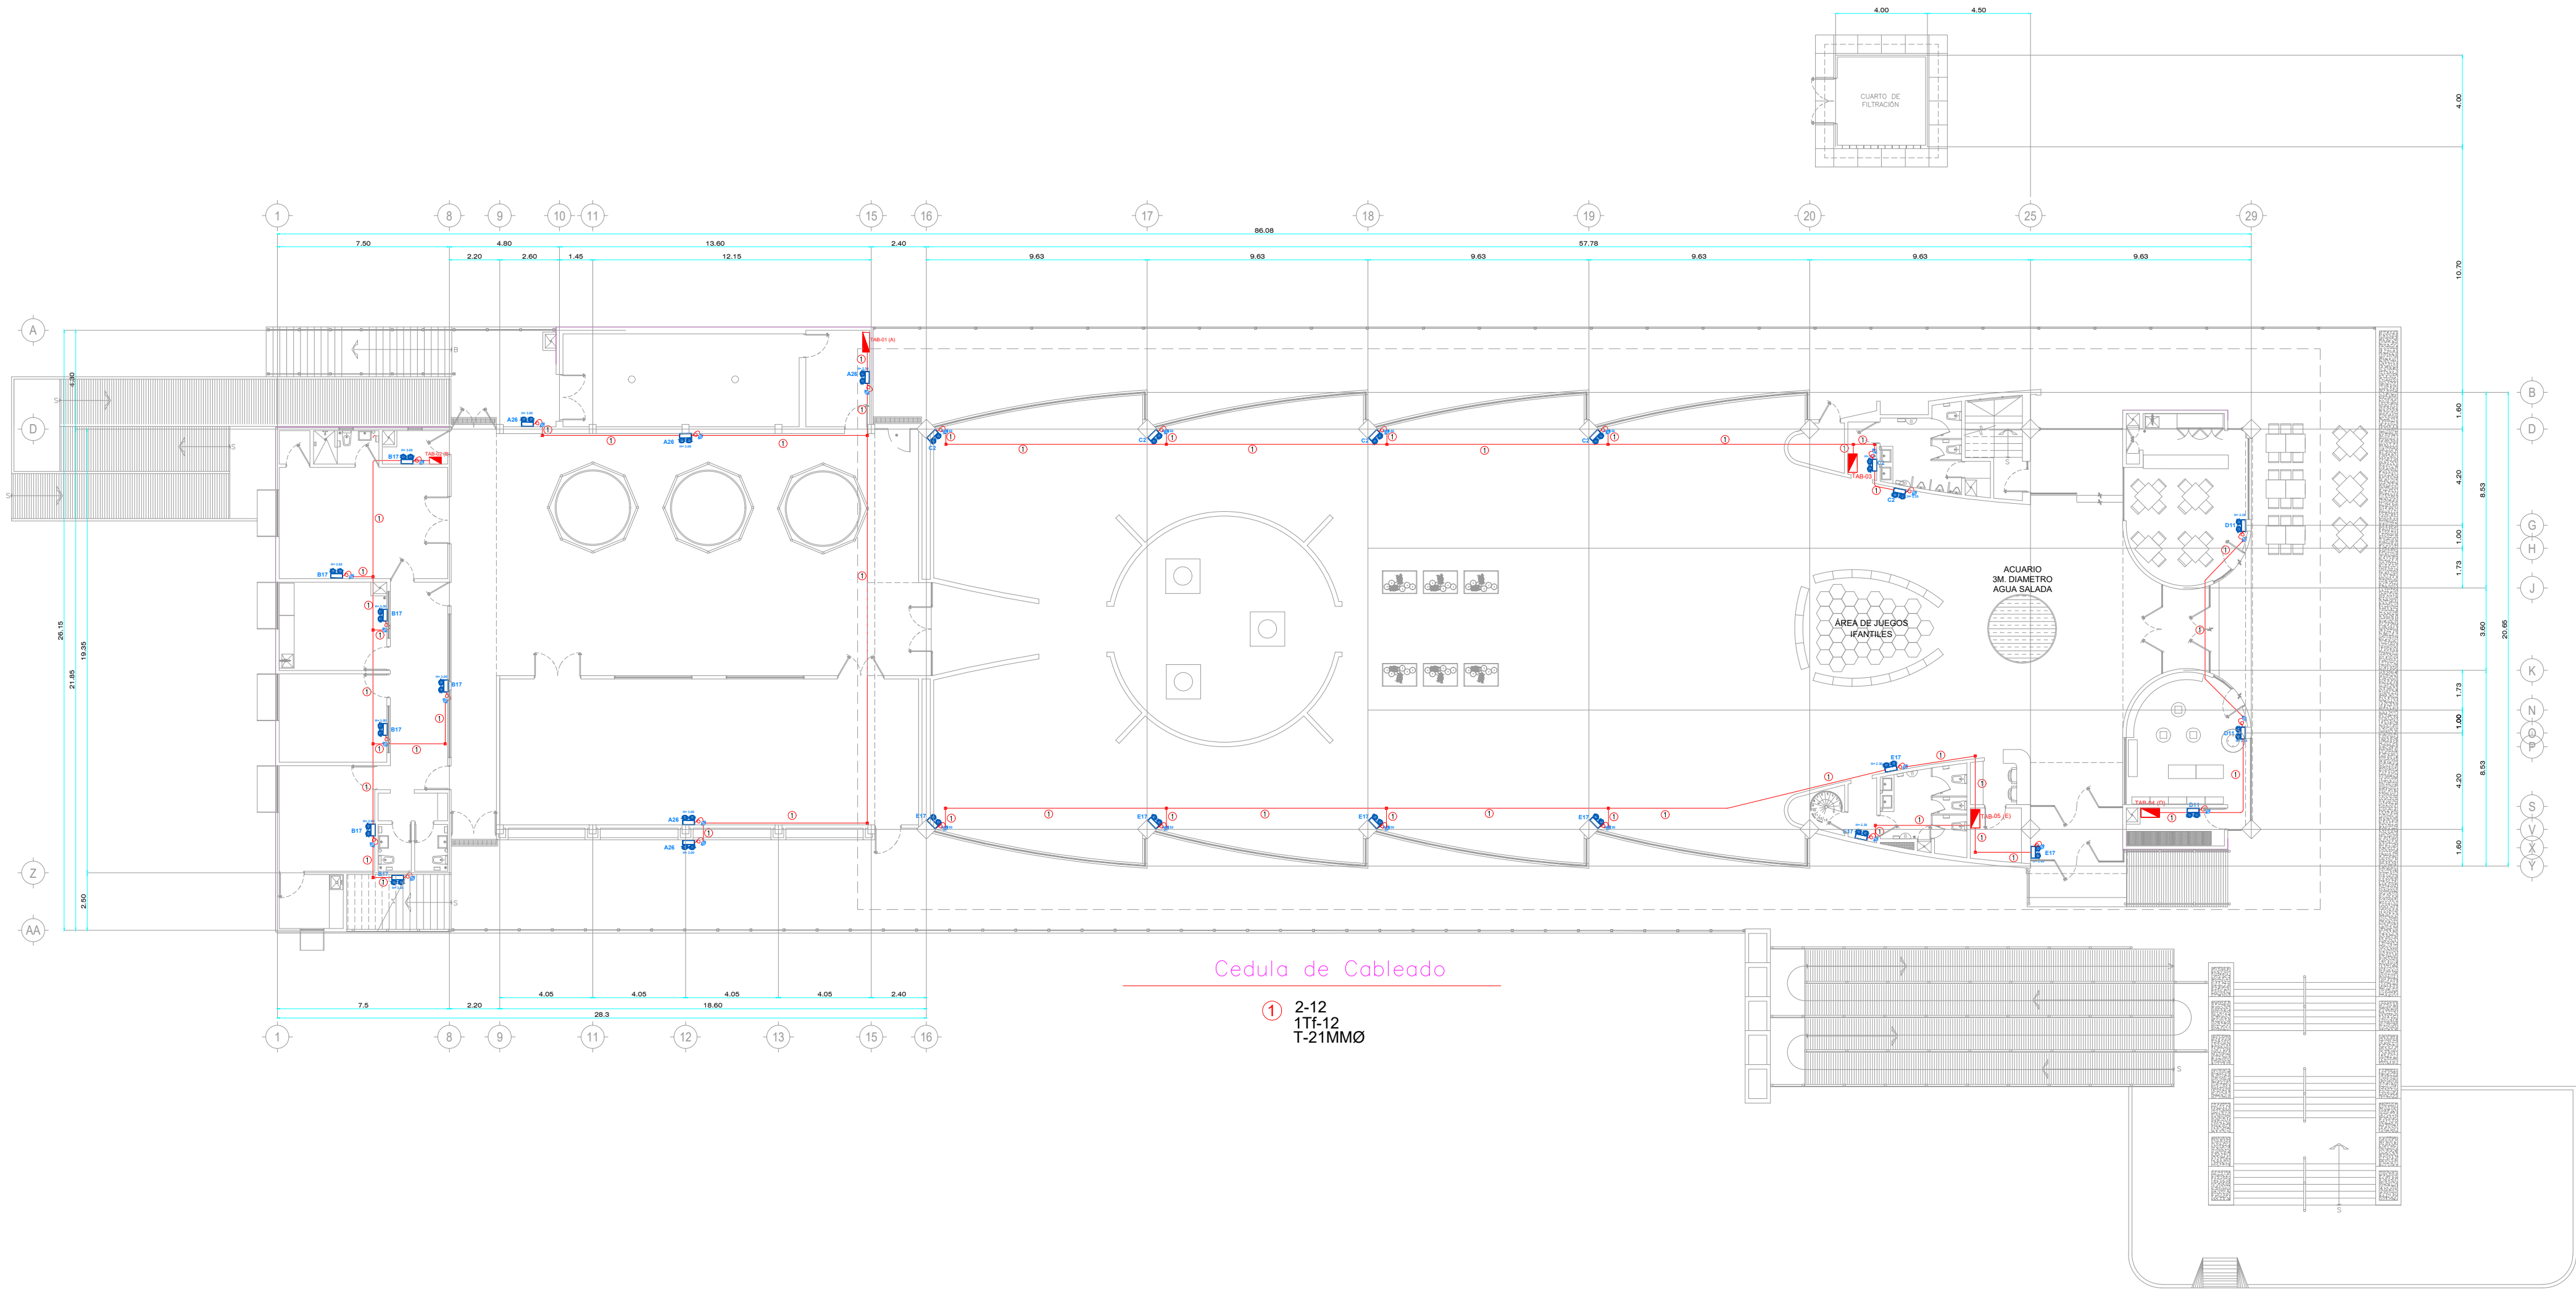

UBICACIÓN

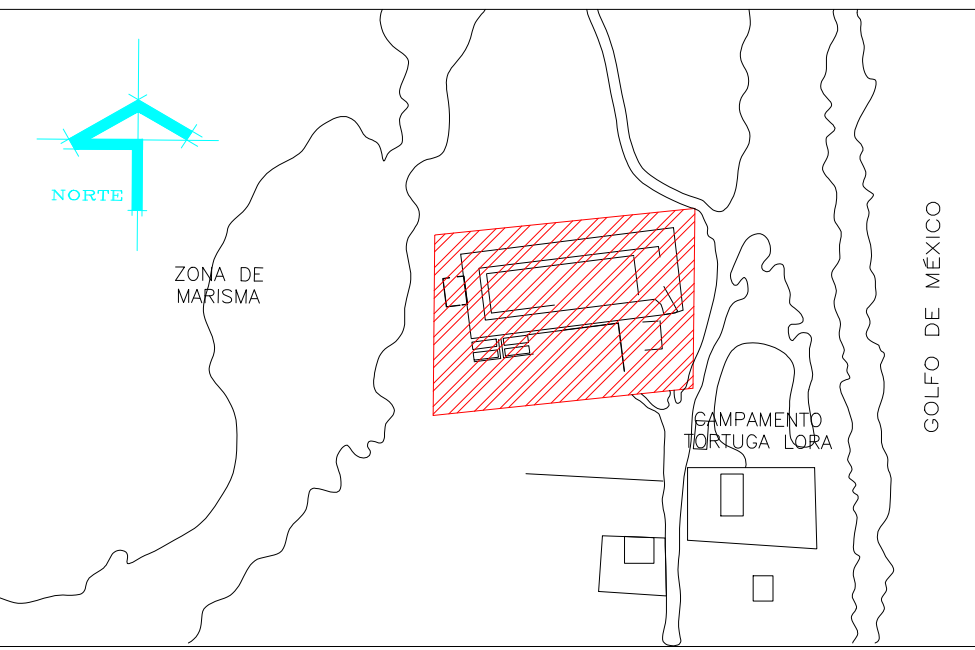

SIMBOLOGIA

- TABLERO CON INTERRUPTOR PRINCIPAL PARA ALUMBRADO Y CONTACTOS 3F-4H, 220/127V.
- LUMINARIO LED DE SOBREPONER EN MURO DE LÁMPARAS LEDS DE 1.2 X 2 WATTS, DE BATERÍAS Ni-Cd RECARGABLE DE LARGA VIDA UTIL. VOLTAJE DE OPERAION 120-277V, 120 Lm, 90 MINUTOS DE RESPALDO 5000°K, MARCA: SUPRALUX, MOD. CC-SE-600L.
- CONTACTO DOBLE POLARIZADO MAS TIERRA 15 A, 127V, MOD. QZS115DS CON PLACA QZ4803M38N LINEA QUINZINO MX, BTICINO.
- CORDON CLAVIJA DE LA LUMINARIA
- CAJA CUADRADA GALVANIZADA TIPO REGISTRO PARA CONEXIONES ELÉCTRICAS MCA.RACO, CH-DOMEX O SIMILAR CALIDAD.
- INDICA NOMENCLATURA DE CABLEADO.
- INDICA NUMERO DE CIRCUITO.
- TUBERIA CONDUIT METALICA GALVANIZADA PARED DELGADA, POR PLAFON Y/O MURO DE DIAMETRO INDICADO.


NOTAS

- TODOS LOS MATERIALES Y EQUIPOS UTILIZADOS EN ESTE PROYECTO DEBERAN CUMPLIR CON LO ESTABLECIDO EN LA NOM-001-SEDE-2012 Y NMX Y SON MARCAS REGISTRADAS Y CERTIFICADAS POR ANCE.
- LOS CONDUCTORES DEBEN SER DE COBRE, CON AISLAMIENTO TIPO THW-LS, 75°, 600V.
- EL CODIGO DE COLORES DEBE SER:
FASE: NEGRO, ROJO, AZUL
NEUTRO: BLANCO
TIERRA FISICA: DESNUDO
- EL TUBO CONDUIT DEBE FIJARSE FIRMEAMENTE COMO MINIMO A CADA 3 M Y ADEMAS ESTE DEBE FIJARSE A CADA METRO DE TODA SALIDA CAJA DE CONEXIONES GABINETES CAJA DE DISPOSITIVOS Y CAJA DE PASO.
- LOS SOPORTES QUE ALQJAN LOS TUBOS CONDUIT EN LA LOSA O MURO DEBE FIJARSE FIRMEAMENTE COMO MINIMO A CADA 2 M DE SEPARACIÓN.

ESTE PROGRAMA ES PUBLICO, AJENO A CUALQUIER PARTIDO POLITICO. QUEDA PROHIBIDO EL USO PARA FINES DISTINTOS A LOS ESTABLECIDOS EN EL PROGRAMA.


SELLO

NOTAS GENERALES	CUADRO DE REVISIONES		
	No.	FECHA	DESCRIPCION
o LAS COTAS SON AL DIBUJO			•
o LAS COTAS ESTAN EN CENTIMETROS			•
o LOS NIVELES ESTAN EN METROS			•
o VERIFICAR MEDIDAS EN OBRA			•

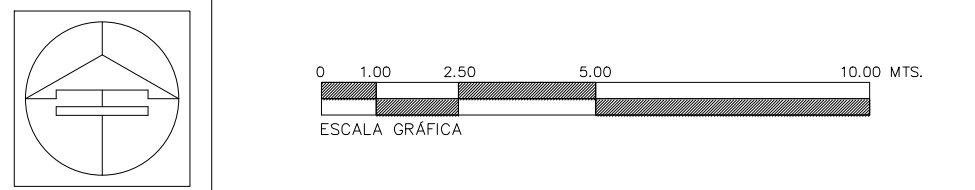



Secretario de Obras Públicas
Ing. Pedro Cepeda Anaya
Subsecretario de Proyectos y Licitaciones
Ing. Alfonso Robledo Ramírez
Director General de Proyectos y Licitaciones
Ing. Francisco Guzmán Torres
Director de Proyectos de Construcción
Arq. Pedro Alberto Gómez Sagastegui

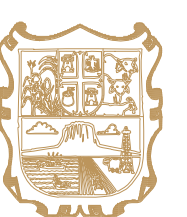

OBRA : CONSTRUCCIÓN DEL MUSEO INTERPRETATIVO DE LA TORTUGA LORA EN EL POBLADO LA PESCA, MUNICIPIO DE SOTO LA MARINA TAMAULIPAS. (PRIMERA ETAPA)	CLAVE
LOCALIZACION : SOTO LA MARINA, TAMAULIPAS	
PLANO : INSTALACIÓN ELÉCTRICA DE ALUMBRADO DE EMERGENCIA PLANTA BAJA	
Proyecto: S O P	Dibujo: DPC.SOP
Fecha: JUN.2026	Escala: 1:200

IEAE-01