

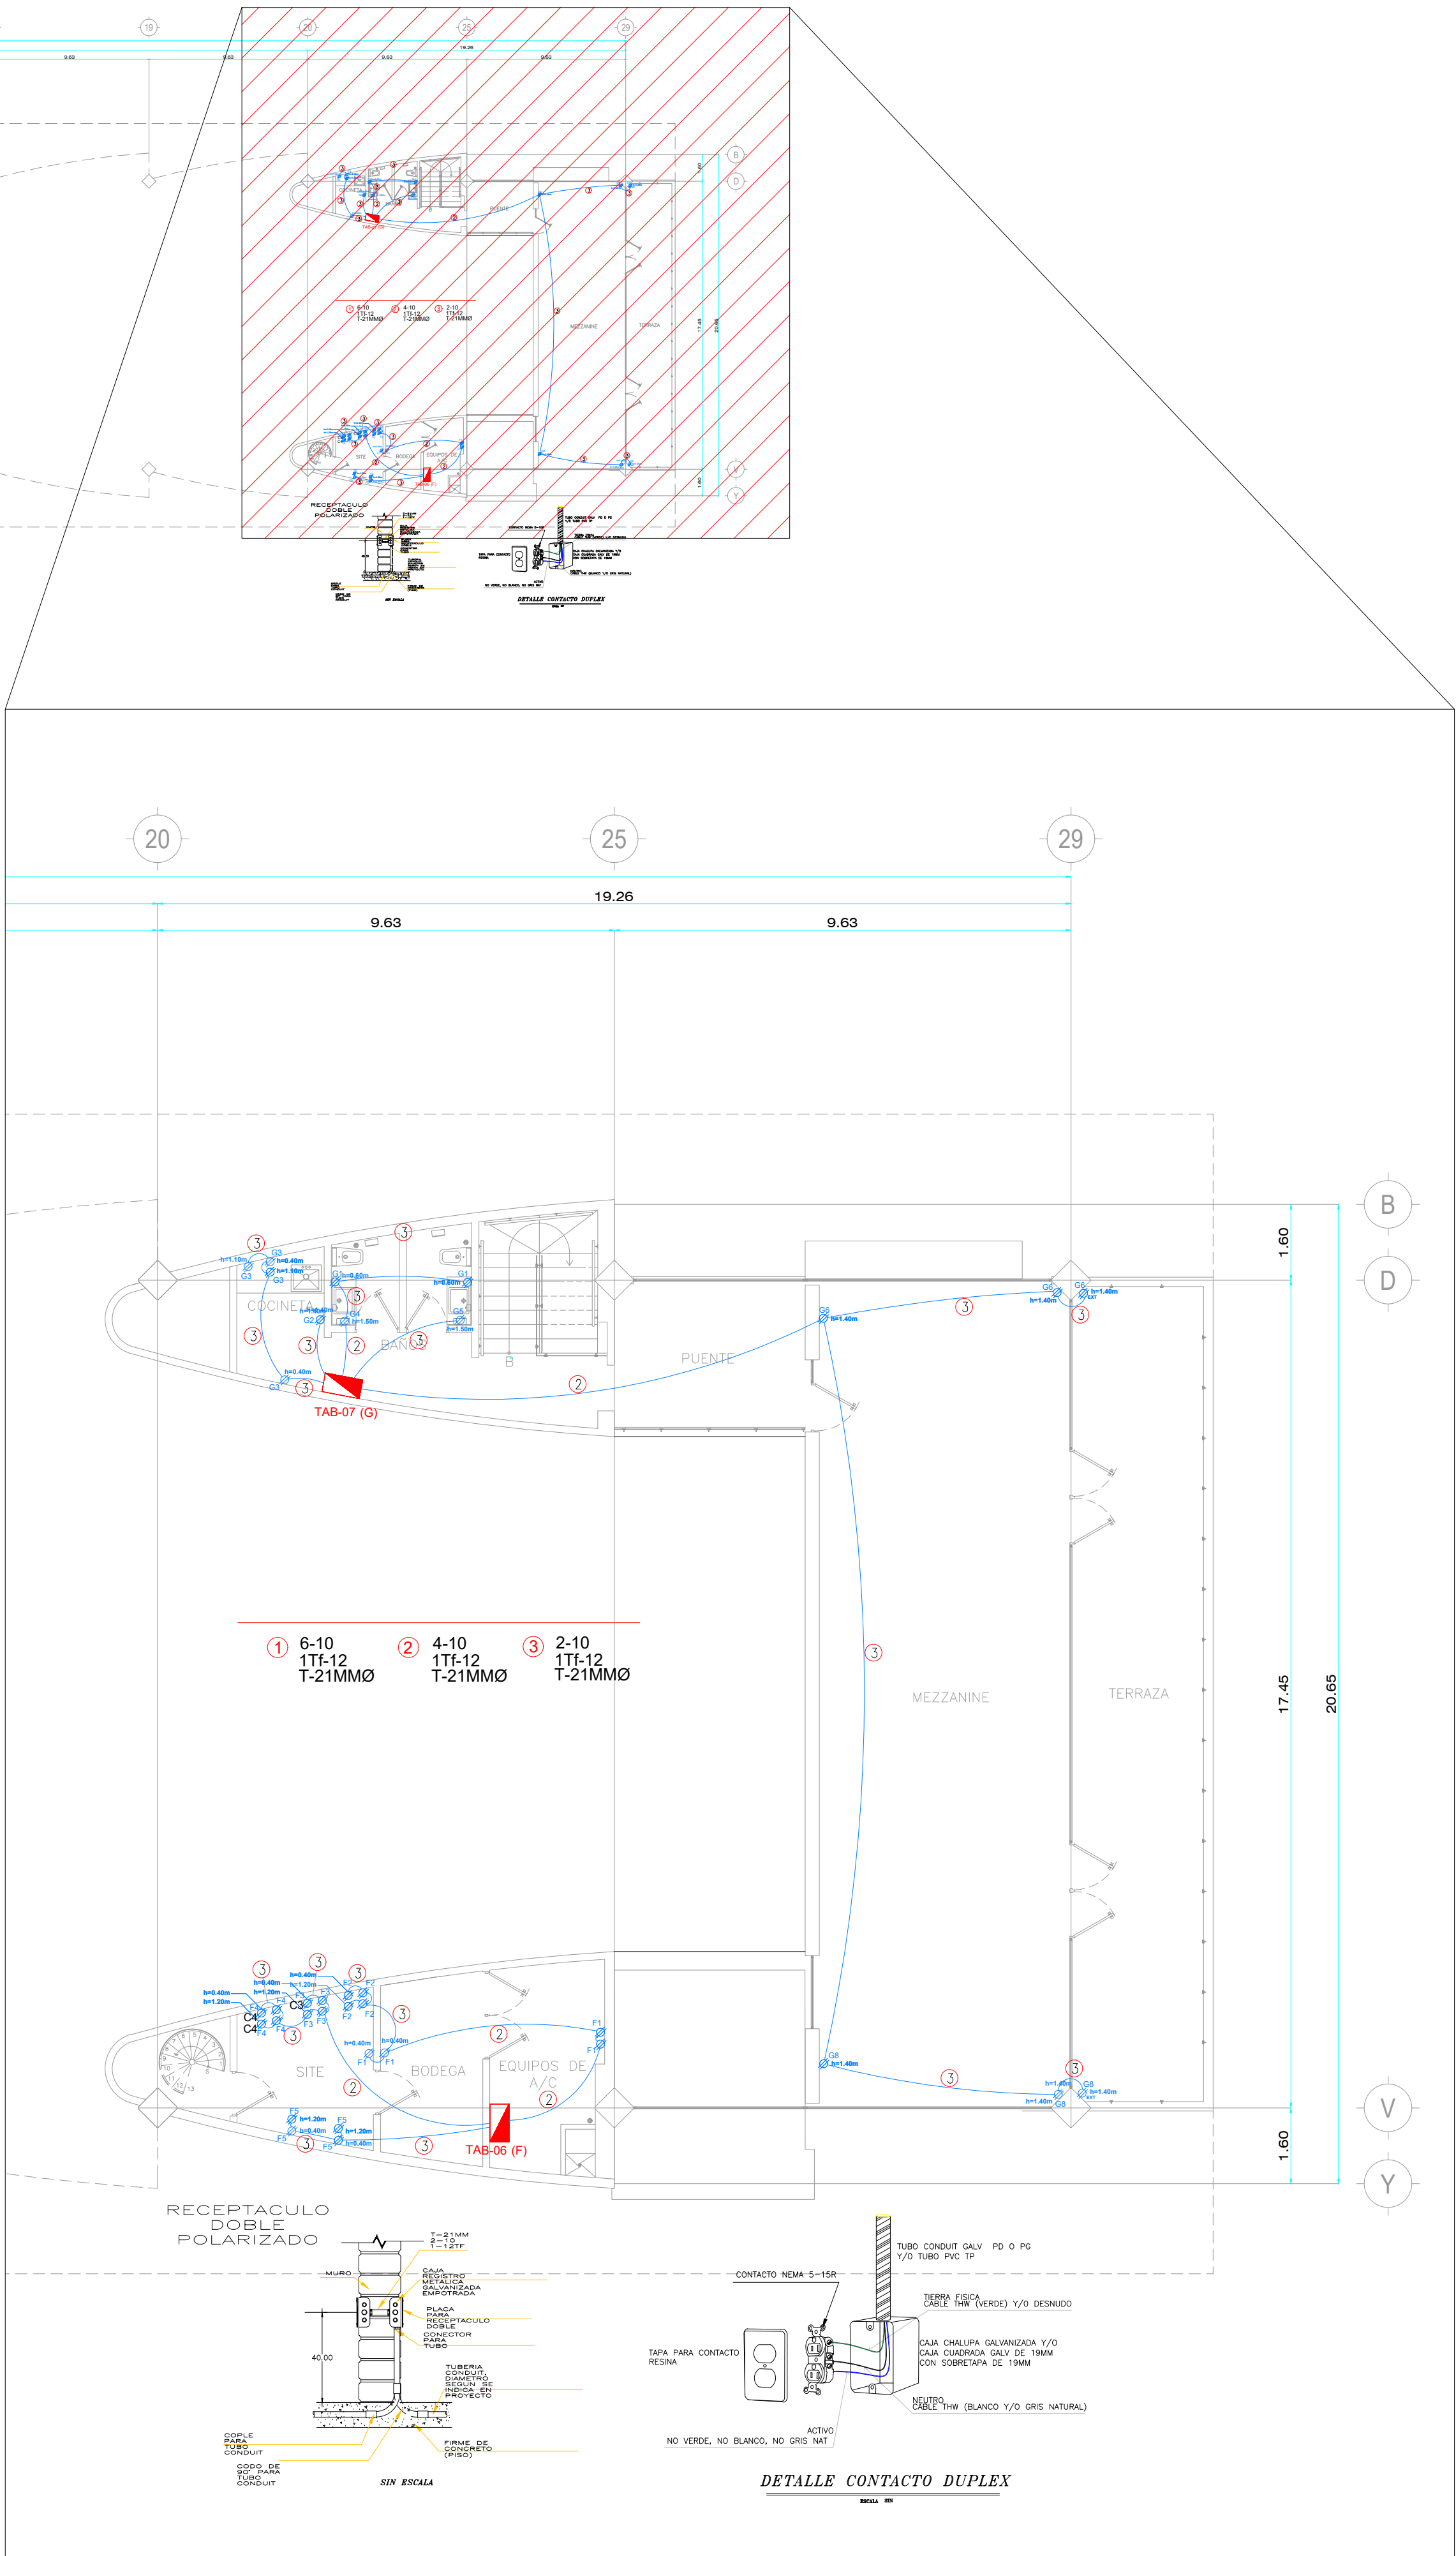


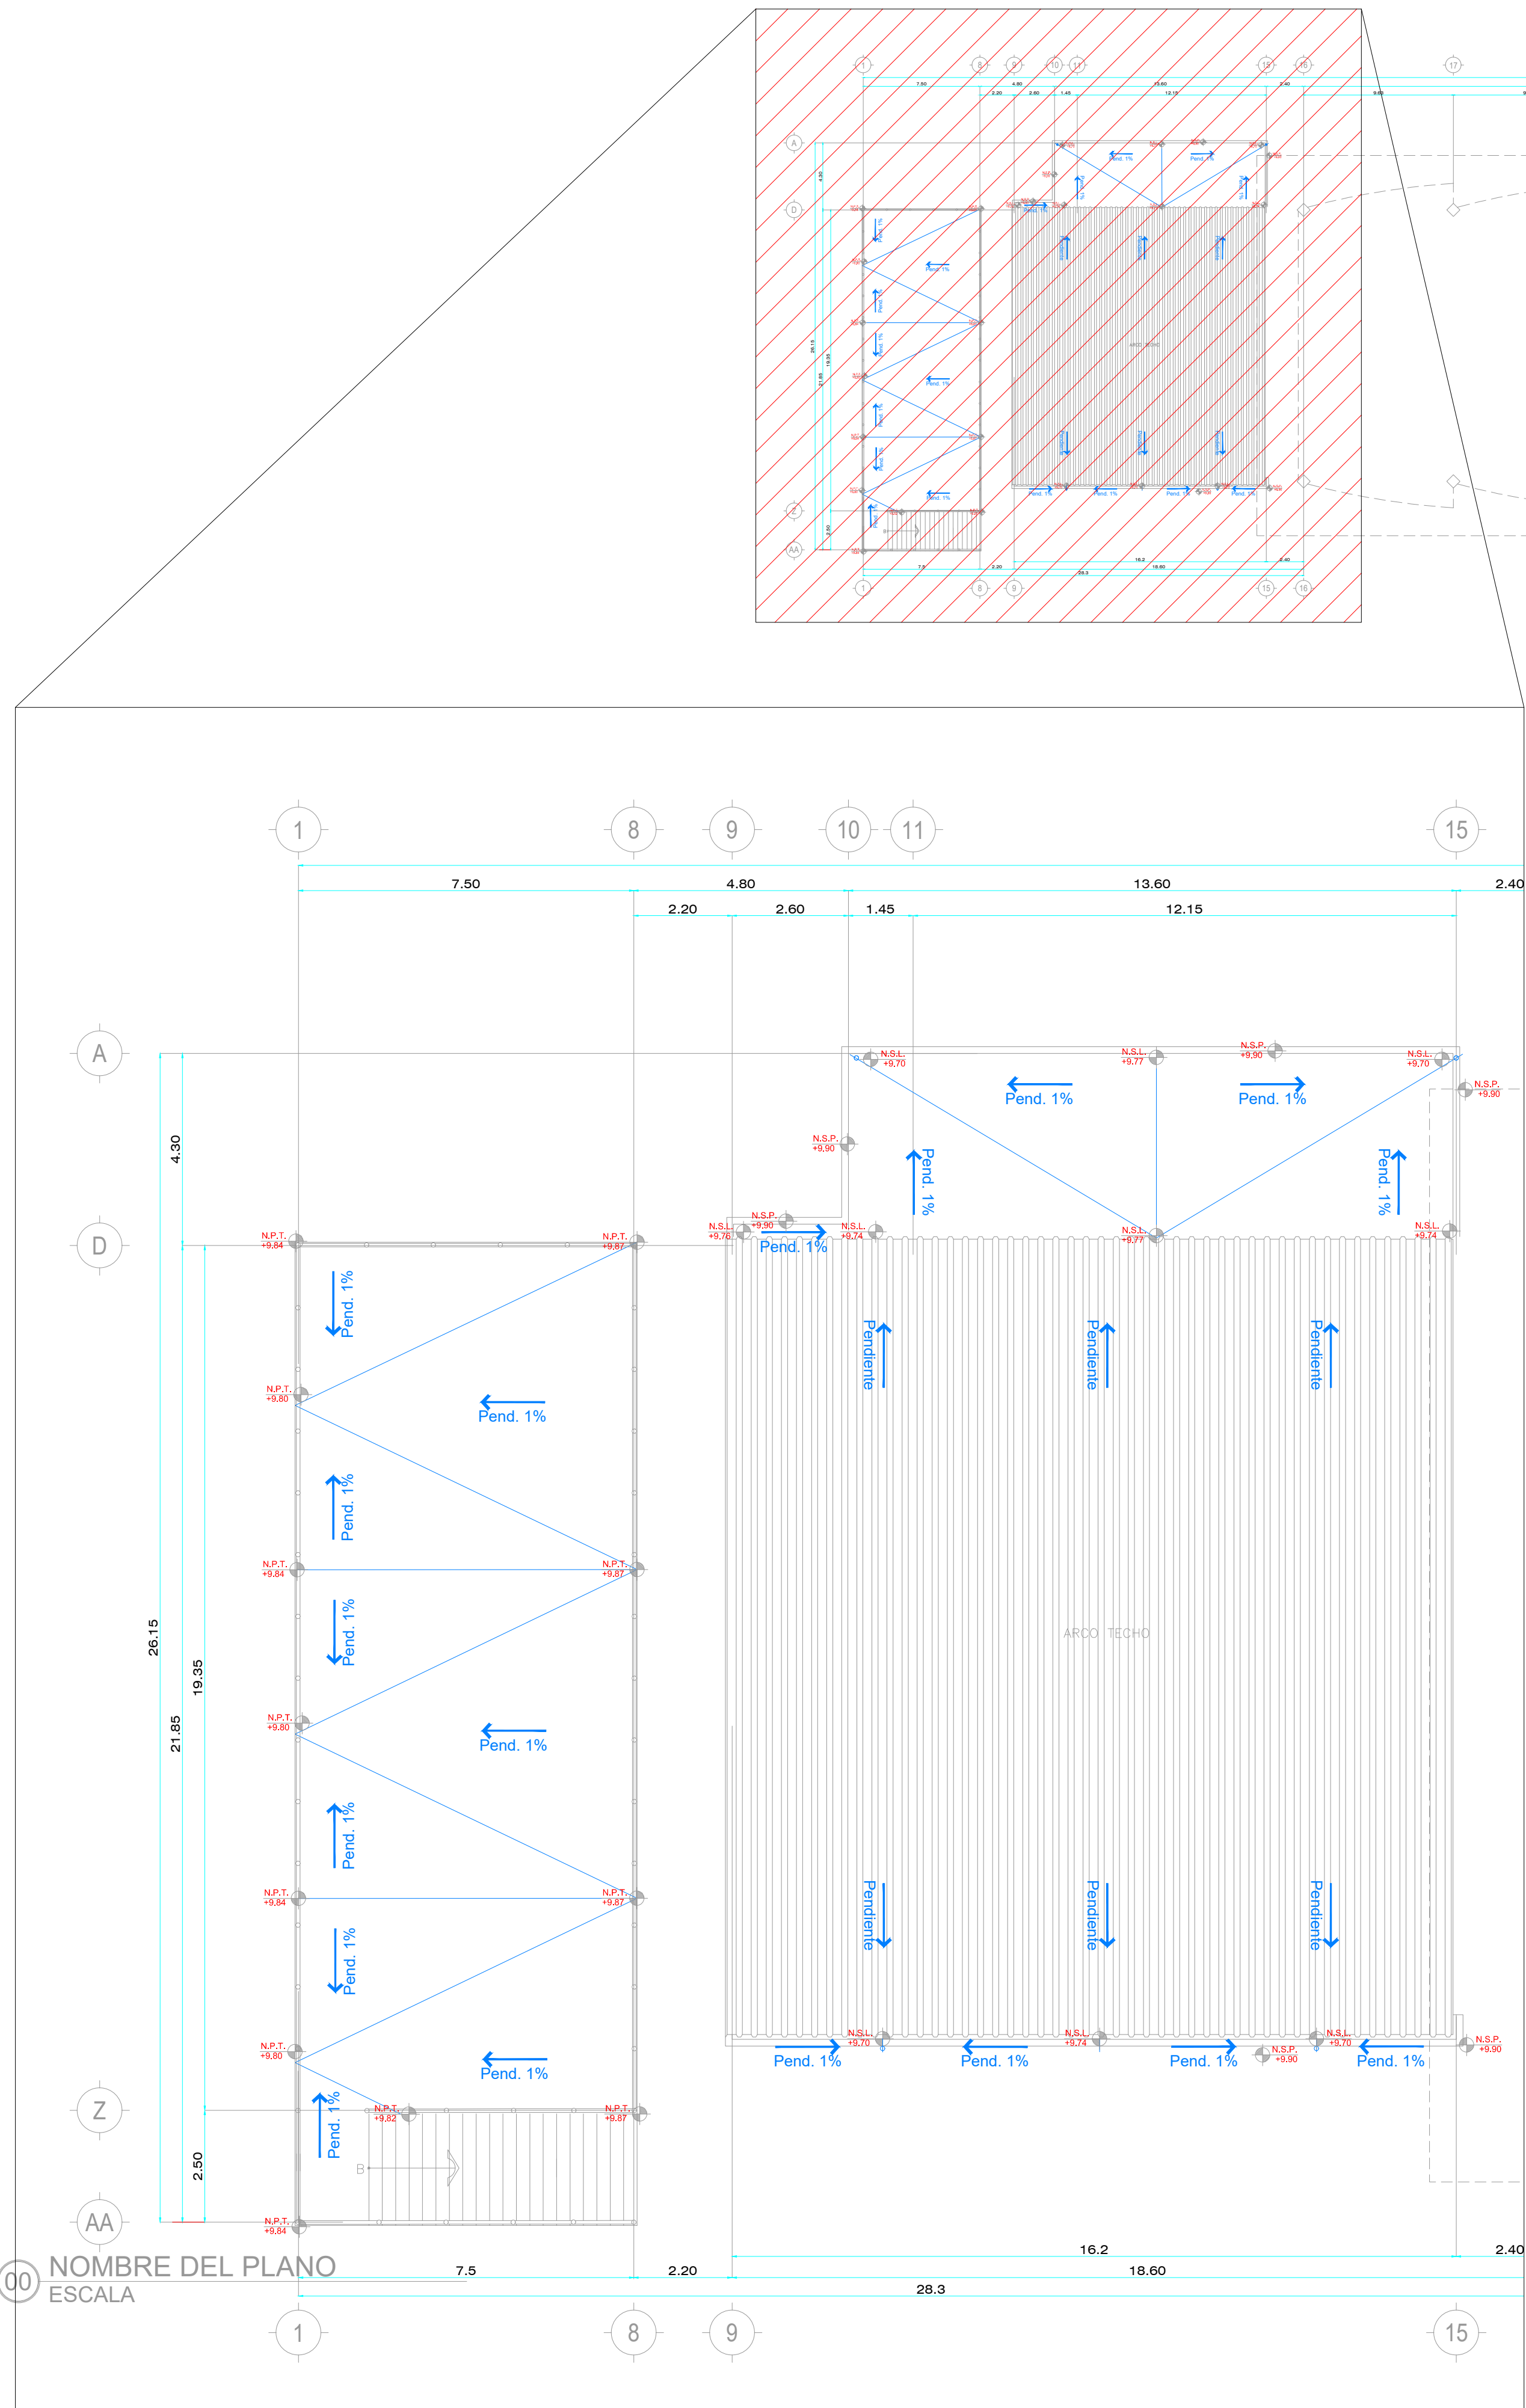

UBICACIÓN

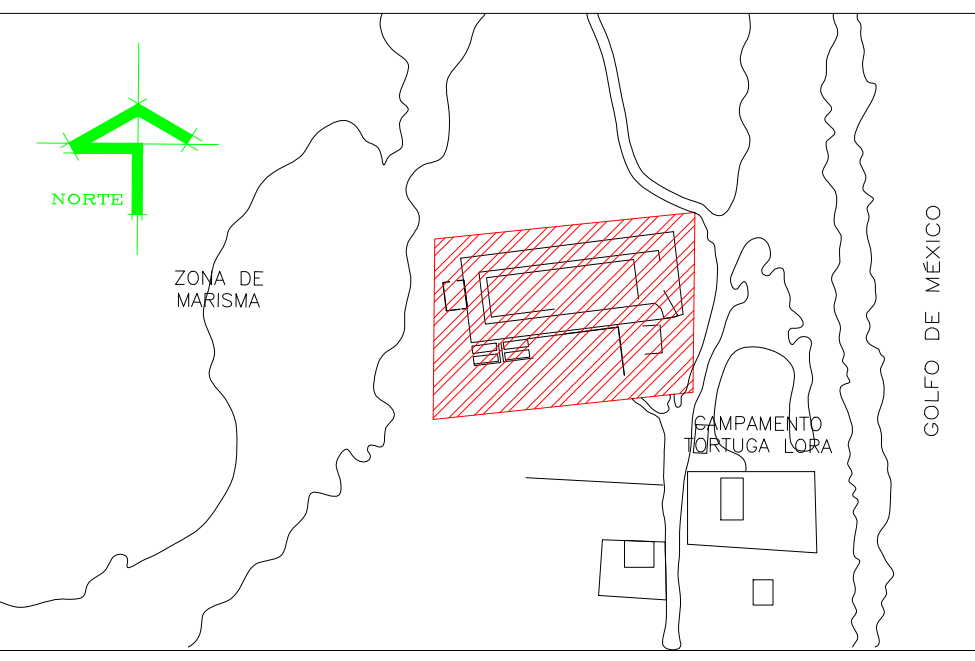

SIMBOLOGIA

- TABlero con interruptor principal para alumbrado y contactos 3F-4H, 220/127V.
- CONTACTO DOBLE POLARIZADO MAS TIERRA 15 A, 127V, MOD. Q240280C, GFCI, PROTECCION DE FALLA A TIERRA, CON PLACA Q24803M3BN LINEA QUINZINO MX, BTICINO.
- CONTACTO DOBLE POLARIZADO MAS TIERRA 15 A, 127V, MOD. Q241150S CON PLACA Q24803M3BN LINEA QUINZINO MX, BTICINO.
- CONTACTO DUPLEX POLARIZADO MAS TIERRA 15A,120V, PARA EXTERIOR CONTRA LLUVIA Y POLVO, CONTACTO DUPLEX PREMIUM CON TAPA AUTO RETIRABLE MATERIAL DE NYLON DIMENSIONES 12.5x8.3x5 CM. MARCA ARROW HART
- TUBERIA CONDUIT METALICA GALVANIZADA PARED DELGADA, POR PLAFON Y/O MURO DE DIAMETRO INDICADO.
- TUBERIA CONDUIT PVC TIPO PESADO AHOGADO EN FIRME, LOSA Y/O MURO DE DIAMETRO INDICADO. (5CM ESPESOR MINIMO)
- INDICA NOMENCLATURA DE CABLEADO.
- INDICA NUMERO DE CIRCUITO.


NOTAS

- TODOS LOS MATERIALES Y EQUIPOS UTILIZADOS EN ESTE PROYECTO DEBERAN CUMPLIR CON LO ESTABLECIDO EN LA NOM-001-SEDE-2012 Y NMX Y SON MARCAS REGISTRADAS Y CERTIFICADAS POR ANCE.
- LOS CONDUCTORES DEBEN SER DE COBRE, CON AISLAMIENTO TIPO THW-LS, 75°, 600V.
- EL CODIGO DE COLORES DEBE SER:
FASE: NEGRO, ROJO, AZUL
NEUTRO: BLANCO
TIERRA FISICA: DESNUDO
- EL TUBO CONDUIT DEBE FIJARSE FIRMEMENTE COMO MINIMO A CADA 3 M Y ADEMAS ESTE DEBE FIJARSE A CADA METRO DE TODA SALIDA CAJA DE CONEXIONES GABINETES CAJA DE DISPOSITIVOS Y CAJA DE PASO.
- LOS SOPORTES QUE ALOJAN LOS TUBOS CONDUIT EN LA LOSA O MURO DEBE FIJARSE FIRMEMENTE COMO MINIMO A CADA 2 M DE SEPARACION.
- LA ALTURA DE LOS RECEPTACULOS SERA DE 0.40M S.N.P.T. O A MENOS QUE SE INDIQUE OTRA ALTURA.

ESTE PROGRAMA ES PUBLICO, AJENO A CUALQUIER PARTIDO POLITICO. QUEDA PROHIBIDO EL USO PARA FINES DISTINTOS A LOS ESTABLECIDOS EN EL PROGRAMA.

SELLO

NOTAS GENERALES	CUADRO DE REVISIONES	
	No.	FECHA
o LAS COTAS SON AL DIBUJO		
o LAS COTAS ESTAN EN CENTIMETROS		
o LOS NIVELES ESTAN EN METROS		
o VERIFICAR MEDIDAS EN OBRA		

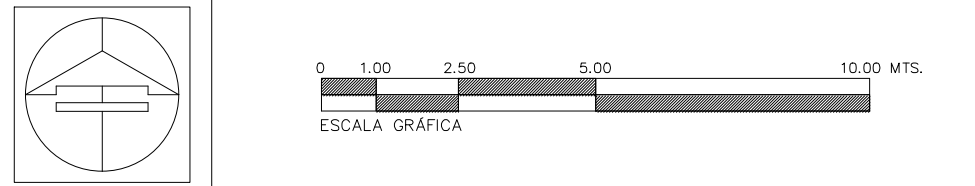

Secretario de Obras Públicas
Ing. Pedro Cepeda Anaya
Subsecretario de Proyectos y Licitaciones
Ing. Alfonso Robledo Ramírez
Director General de Proyectos y Licitaciones
Ing. Francisco Guzmán Torres
Director de Proyectos de Construcción
Arq. Pedro Alberto Gómez Sagastegui

OBRA : CONSTRUCCIÓN DEL MUSEO INTERPRETATIVO DE LA TORTUGA LORA EN EL POBLADO LA PESCA, MUNICIPIO DE SOTO LA MARINA TAMAULIPAS. (PRIMERA ETAPA)	CLAVE : IEC-02
LOCALIZACION : SOTO LA MARINA, TAMAULIPAS	
PLANO : INSTALACIÓN ELÉCTRICA DE CONTACTOS PLANTA ALTA	
Proyecto: S O P	Dibujo: DPC.SOP
Fecha: JUN.2026	Escala: 1:100